


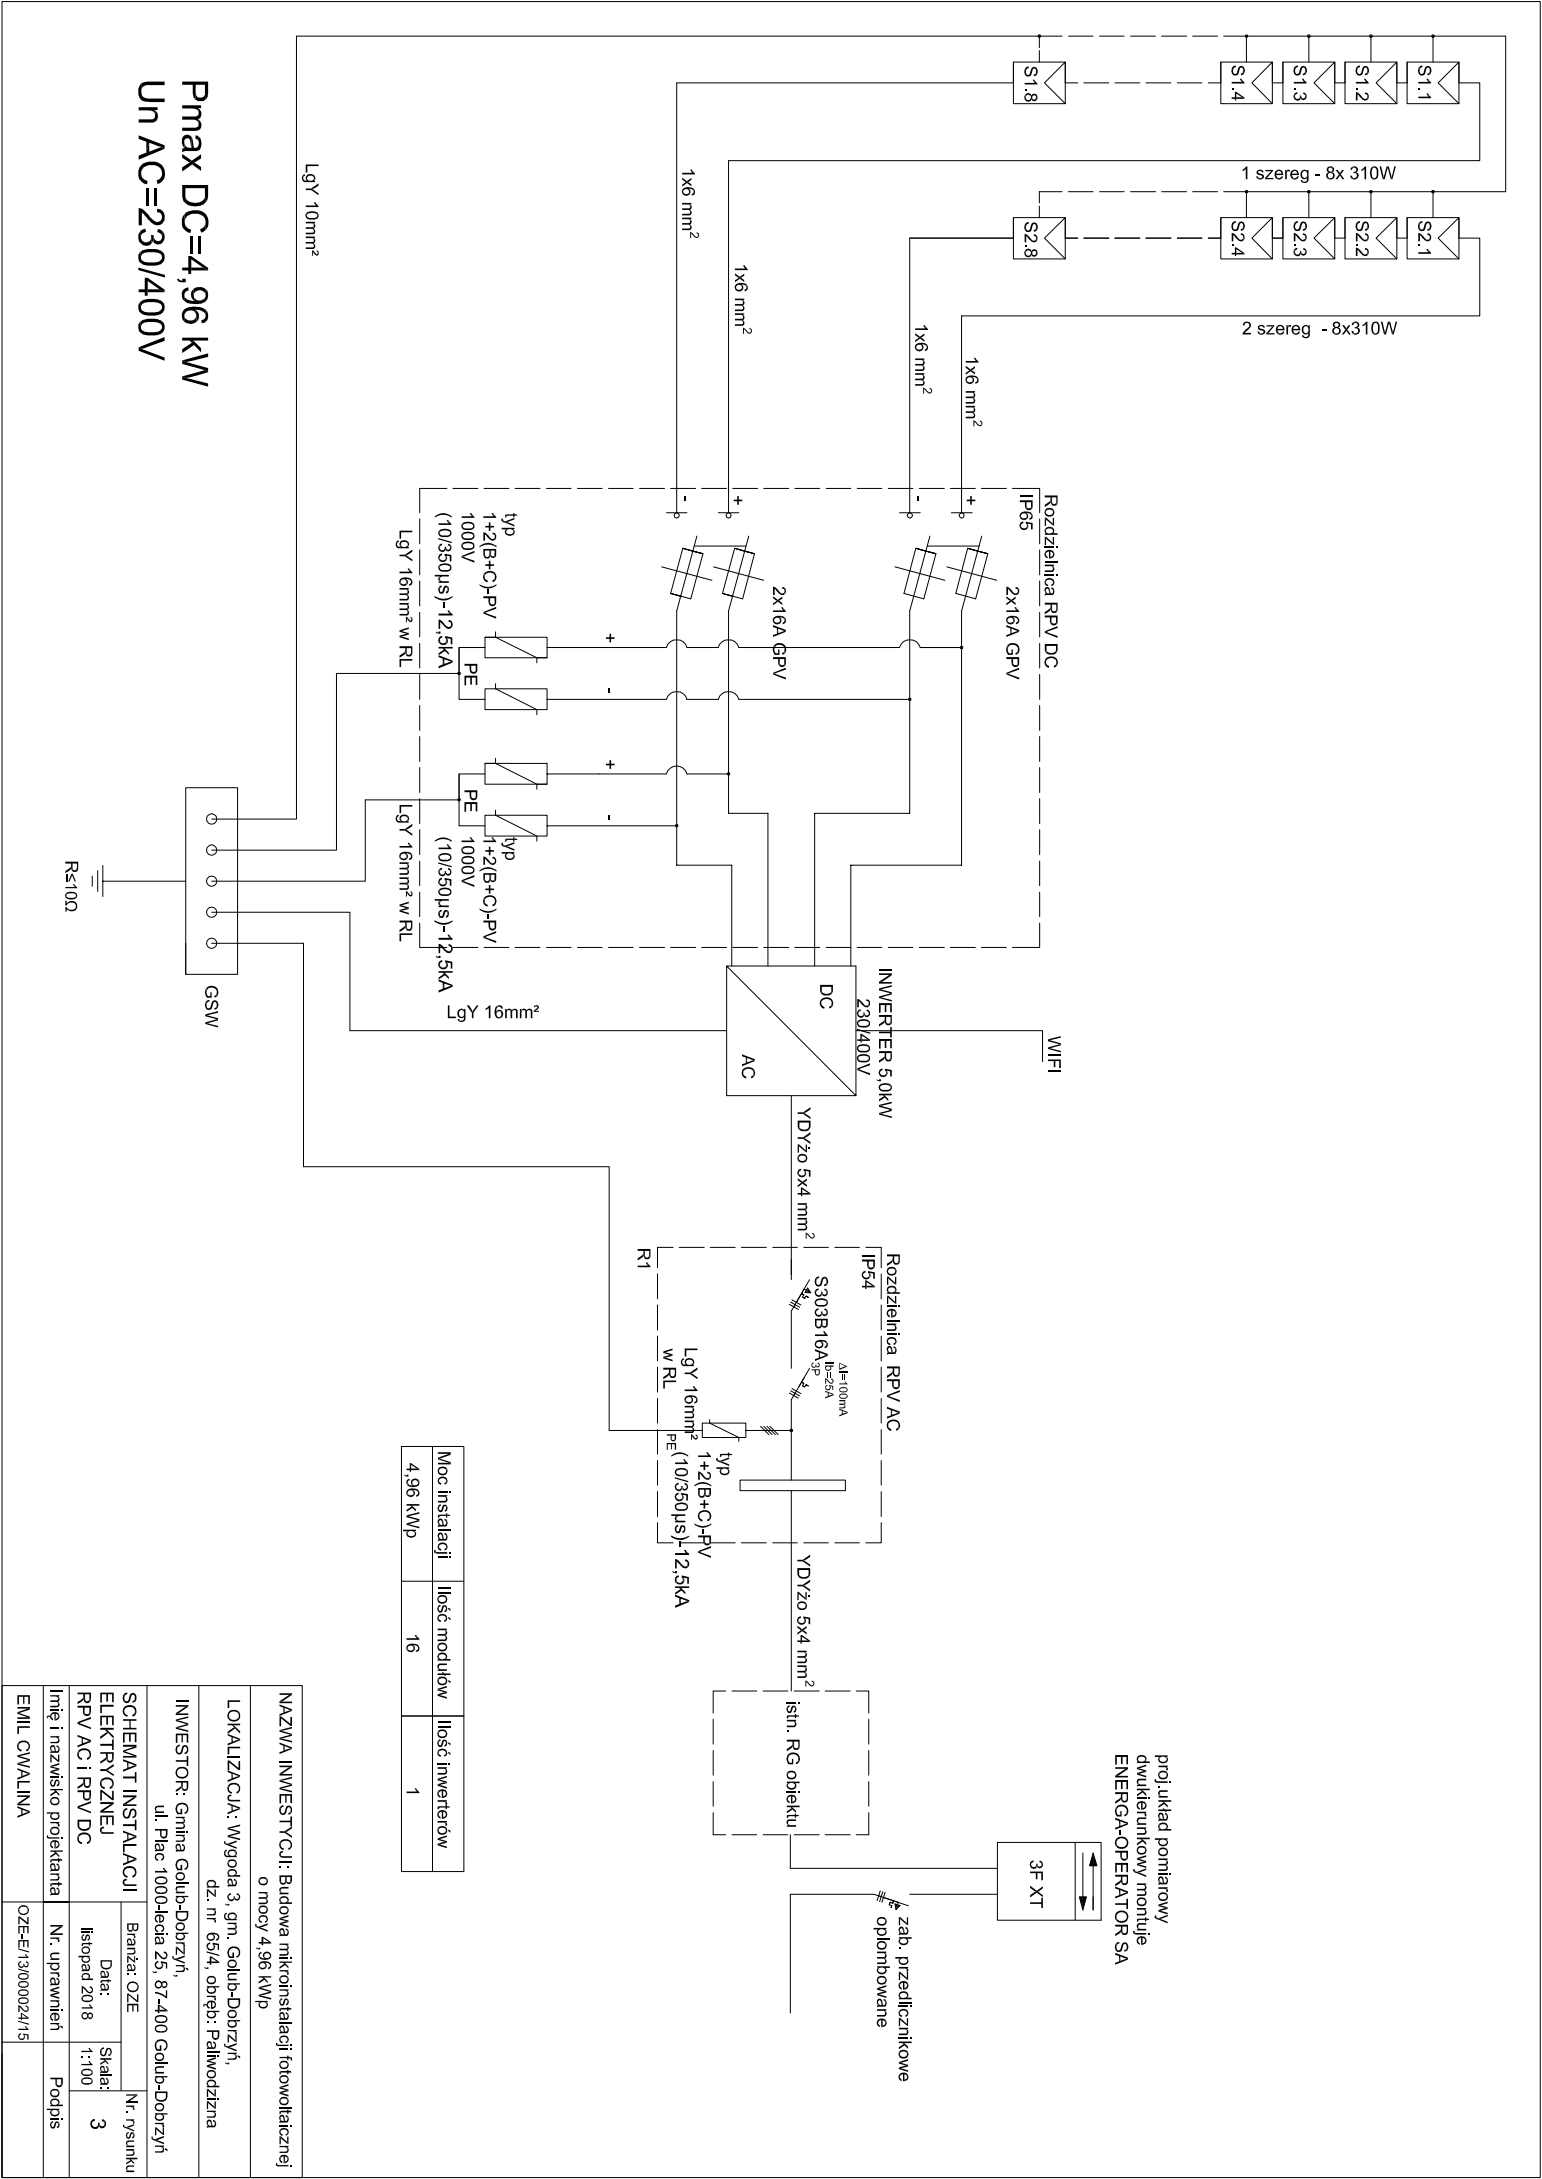

Pmax DC=4,96 kW
Un AC=230/400V

Moc instalacji	Ilość modułów	Ilość inwerterów
4,96 kWp	16	1

NAZWA INWESTYCJI: Budowa mikroinstalacji fotowoltaicznej o mocy 4,96 kWp			
LOKALIZACJA: Wygoda 3, gm. Golub-Dobrzyń, dz. nr 65/4, obręb: Pałwodziczna			
INWESTOR: Gmina Golub-Dobrzyń, ul. Plac 1000-lecia 25, 87-400 Golub-Dobrzyń			
SCHEMAT INSTALACJI ELEKTRYCZNEJ RPV AC i RPV DC		Branża: OZE	
Imię i nazwisko projektanta		Nr. uprawnień	
EMIL CWAŁINA		OZE-E/13000024/15	
Data: listopad 2018		Skala: 1:100	
Nr. rysunku		3	
Podpis			