


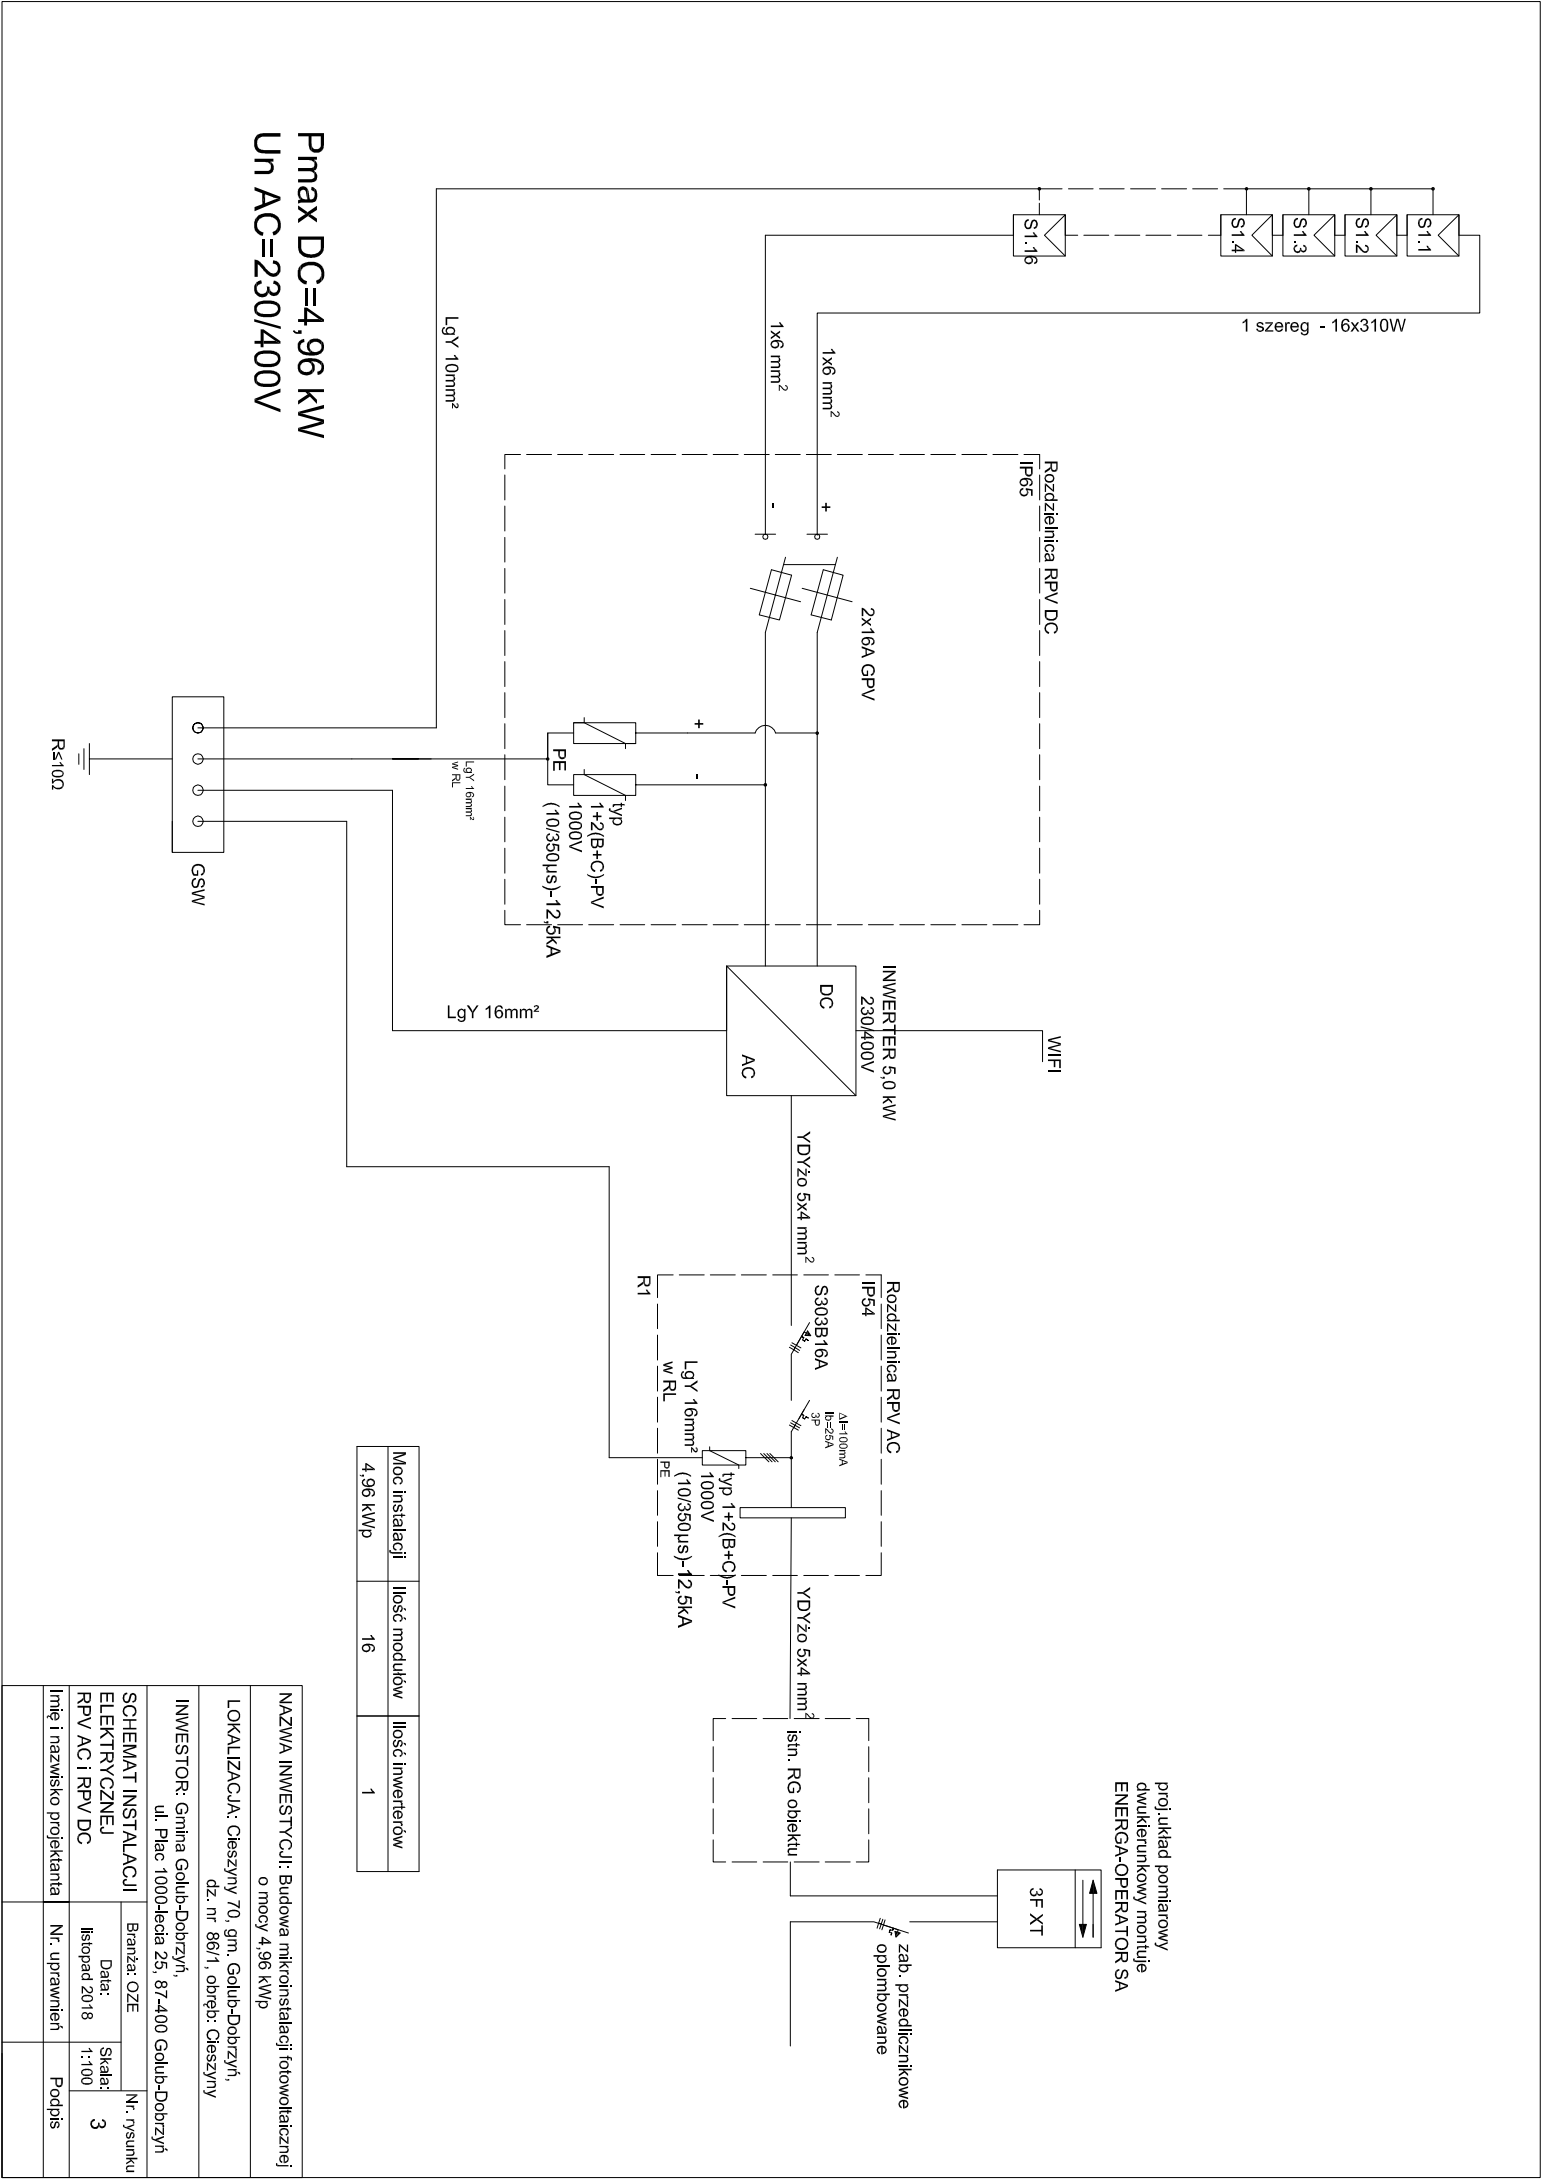

Pmax DC=4,96 kW
Un AC=230/400V

Moc instalacji	Ilość modułów	Ilość inwerterów
4,96 kWp	16	1

NAZWA INWESTYCJI: Budowa mikroinstalacji fotowoltaicznej o mocy 4,96 kWp			
LOKALIZACJA: Cieszyń 70, gm. Gołub-Dobrzyń, dz. nr 86/1, obręb: Cieszyń			
INWESTOR: Gmina Gołub-Dobrzyń, ul. Plac 1000-lecia 25, 87-400 Gołub-Dobrzyń			
SCHEMAT INSTALACJI ELEKTRYCZNEJ RPV AC i RPV DC		Branża: OZE	Nr. rysunku
Data: listopad 2018		Skala: 1:100	3
Imię i nazwisko projektanta		Nr. uprawnień	Podpis