
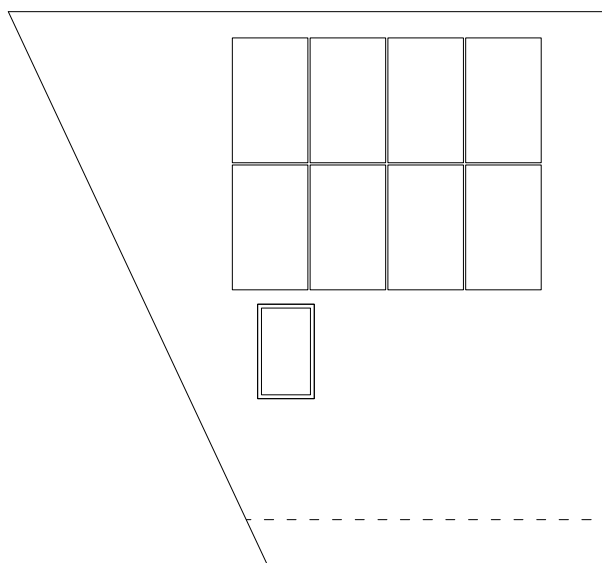


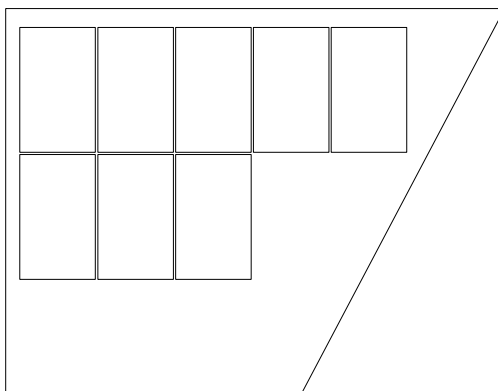

NAZWA INWESTYCJI: Budowa mikroinstalacji fotowoltaicznej o mocy 4,96 kWp		
LOKALIZACJA: Paliwodzizna 100, gm. Golub-Dobrzyń, dz. nr 186, obręb: Paliwodzizna		
INWESTOR: Gmina Golub-Dobrzyń, ul. Plac 1000-lecia 25, 87-400 Golub-Dobrzyń		
RZUT DACHU Z INSTALACJĄ FOTOWOLTAICZNĄ	Branża: OZE	Nr. rysunku 2
	Data: listopad 2018	Skala: 1:100
Imię i nazwisko projektanta	Nr. uprawnień	Podpis
EMIL CWALINA	OZE-E/13/000024/15	