


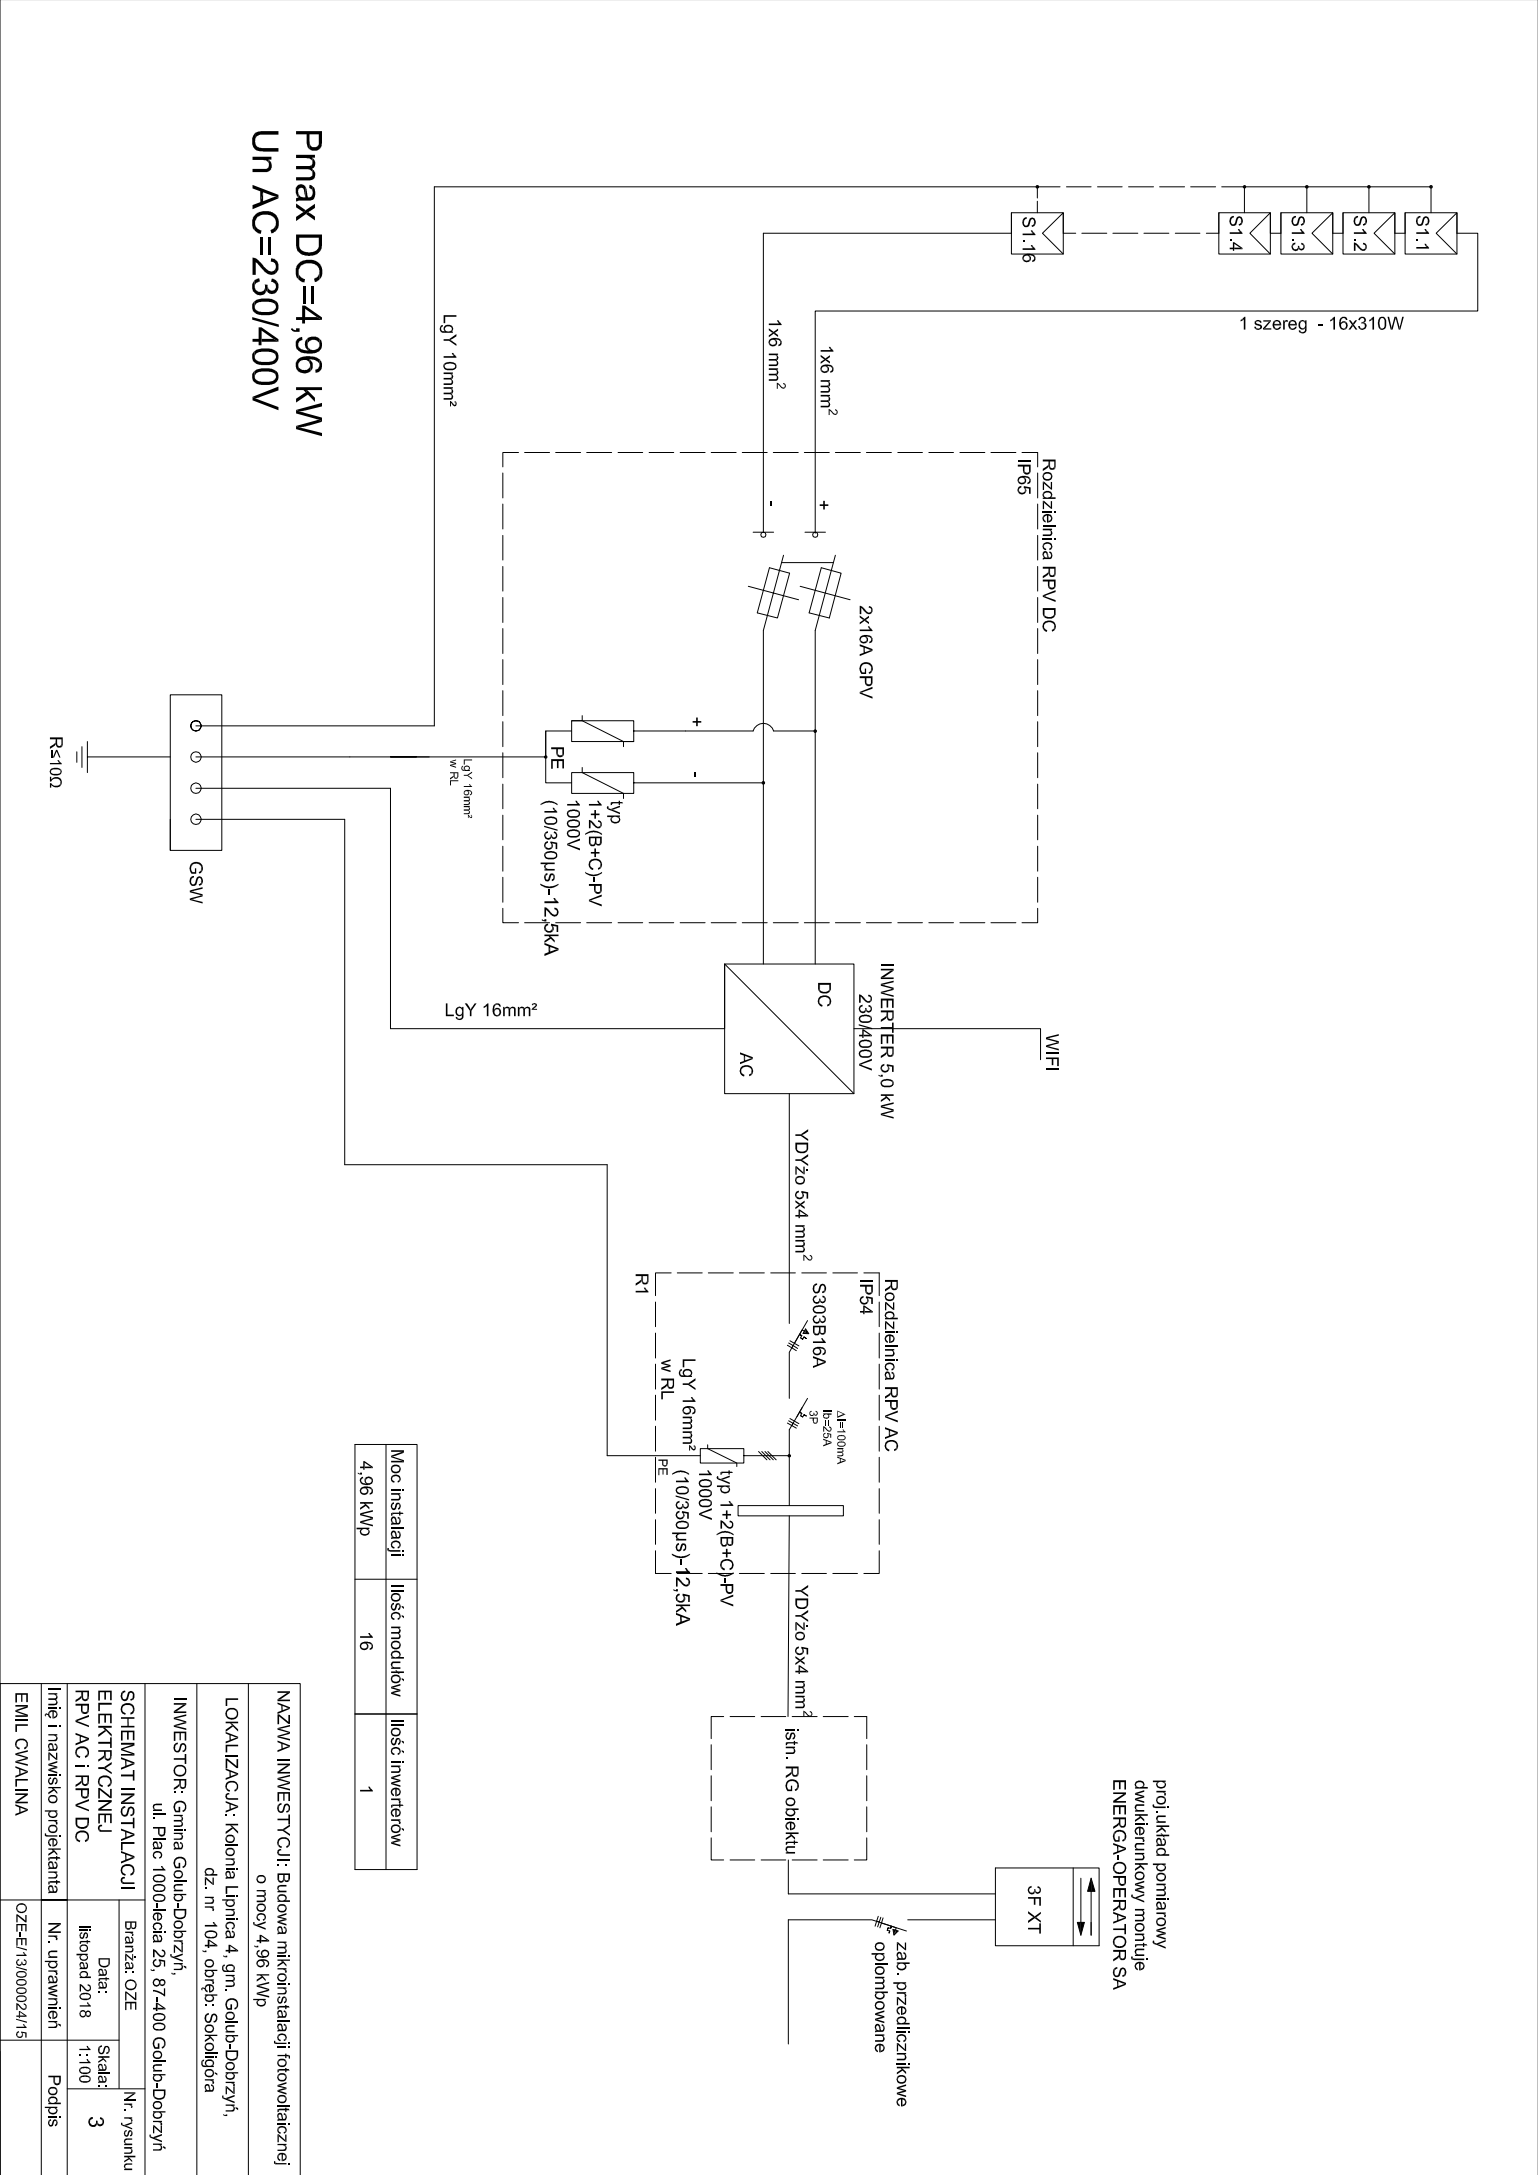

NAZWA INWESTYCJI: Budowa mikroinstalacji fotowoltaicznej o mocy 4,96 kWp			
LOKALIZACJA: Kolonia Lipnica 4, gm. Golub-Dobrzyń, dz. nr 104, obręb: Sokoligóra			
INWESTOR: Gmina Golub-Dobrzyń, ul. Plac 1000-lecia 25, 87-400 Golub-Dobrzyń			
SCHEMAT INSTALACJI ELEKTRYCZNEJ RPV AC i RPV DC		Branża: OZE	
Imię i nazwisko projektanta		Data: listopad 2018	
EMIL CWAŁINA		N. uprawnień	
		Skala: 1:100	
		N. rysunku	
		3	
		Podpis	

Moc instalacji	Ilość modułów	Ilość inwerterów
4,96 kWp	16	1