


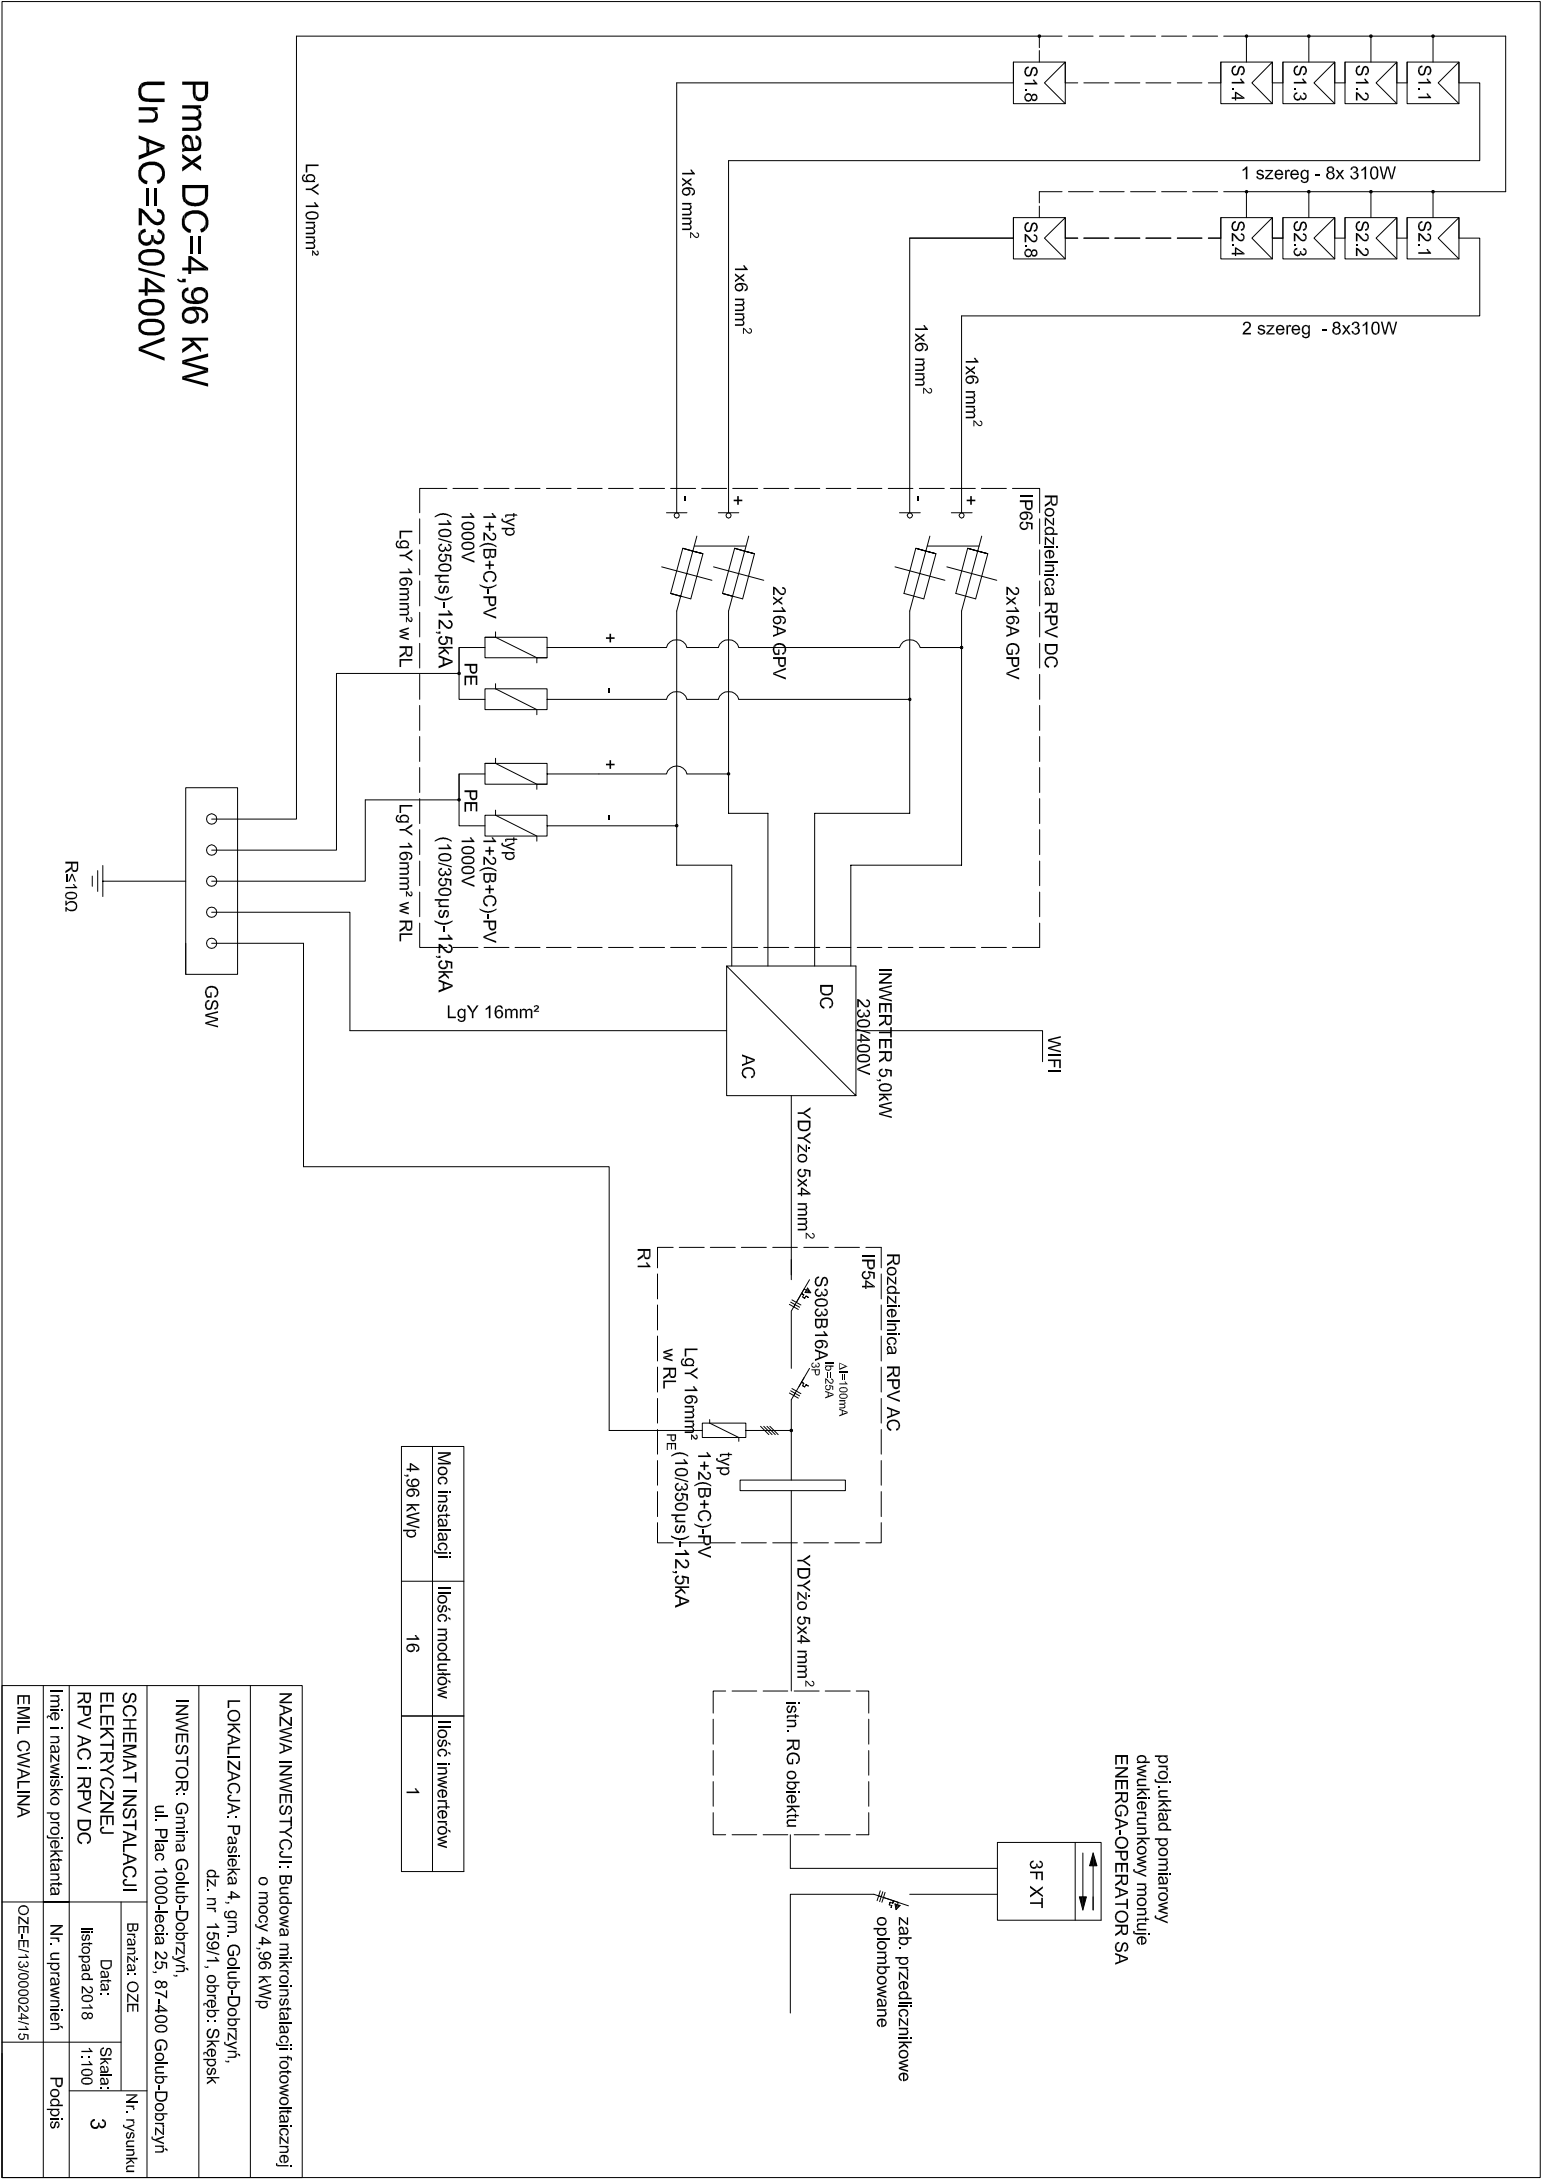

Pmax DC=4,96 kW
Un AC=230/400V

proj. układ pomiarowy
dwukierunkowy montuje
ENERGA-OPERATOR SA

Moc instalacji	Ilość modułów	Ilość inwerterów
4,96 kWp	16	1

NAZWA INWESTYCJI: Budowa mikroinstalacji fotowoltaicznej o mocy 4,96 kWp				
LOKALIZACJA: Pasteka 4, gm. Golub-Dobrzyń, dz. nr 159/1, obręb: Skępsk				
INWESTOR: Gmina Golub-Dobrzyń, ul. Plac 1000-lecia 25, 87-400 Golub-Dobrzyń				
SCHEMAT INSTALACJI ELEKTRYCZNEJ RPV AC i RPV DC		Branża: OZE		Nr. rysunku
Data: listopad 2018		Skala: 1:100		
Imię i nazwisko projektanta		Nr. uprawnień		Podpis
EMIL CWAŁINA		OZE-E/13/000024/15		