


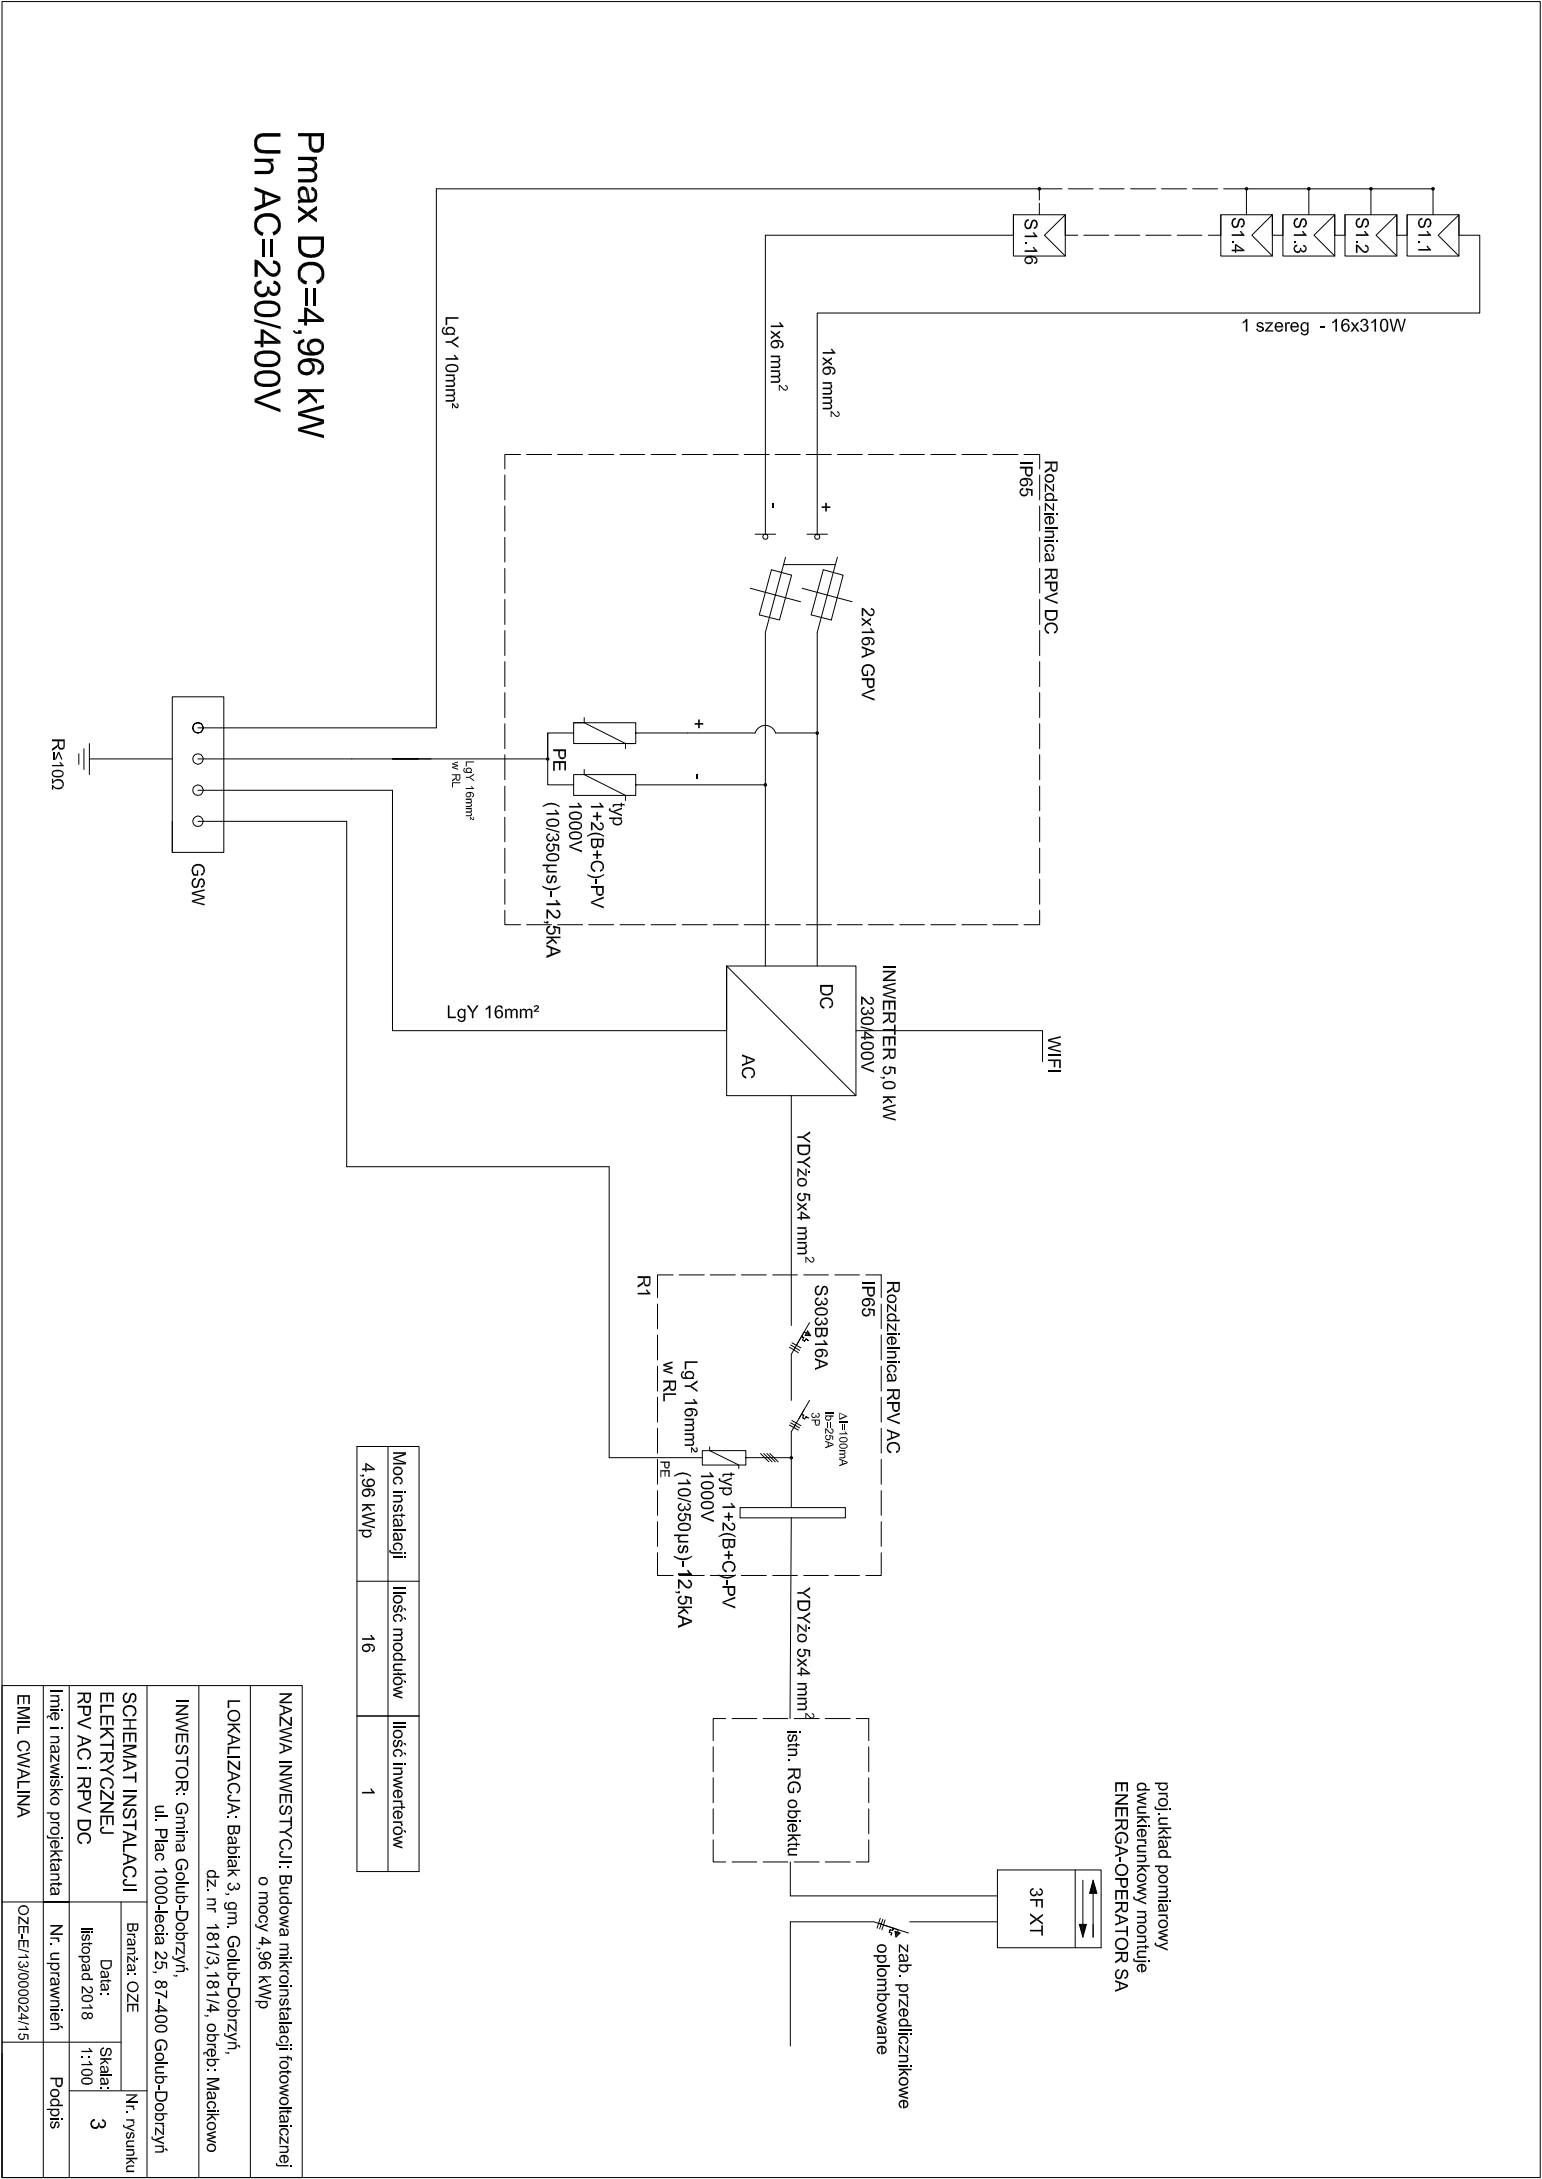

Pmax DC=4,96 kW  
Un AC=230/400V

| Moc instalacji | Ilość modułów | Ilość inwerterów |
|----------------|---------------|------------------|
| 4,96 kWp       | 16            | 1                |

|                                                                                |  |                     |              |
|--------------------------------------------------------------------------------|--|---------------------|--------------|
| NAZWA INWESTYCJI: Budowa mikroinstalacji fotowoltaicznej o mocy 4,96 kWp       |  |                     |              |
| LOKALIZACJA: Babiak 3, gm. Golub-Dobrzyń, dz. nr 181/3, 181/4, obręb: Macikowo |  |                     |              |
| INWESTOR: Gmina Golub-Dobrzyń, ul. Plac 1000-lecia 25, 87-400 Golub-Dobrzyń    |  |                     |              |
| SCHEMAT INSTALACJI ELEKTRYCZNEJ RPV AC i RPV DC                                |  | Branża: OZE         | Nr. rysunku  |
| Imię i nazwisko projektanta                                                    |  | Data: listopad 2018 | Skala: 1:100 |
| EMIL CWAŁINA                                                                   |  | Nr. uprawnień       | Podpis       |
|                                                                                |  | OZE-E/13000024/15   |              |