
 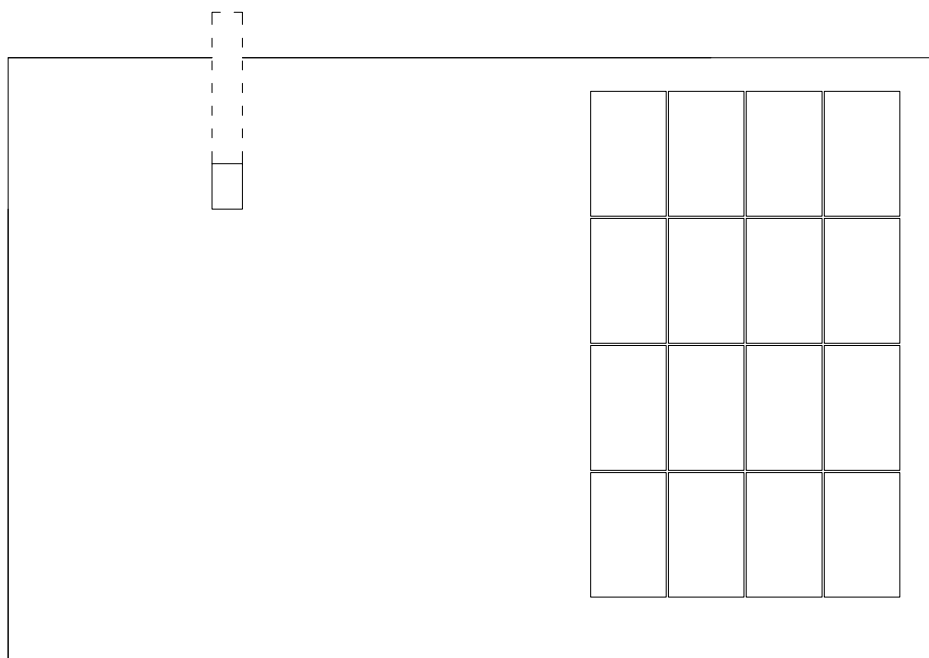




NAZWA INWESTYCJI: Budowa mikroinstalacji fotowoltaicznej o mocy 4,96 kWp			
LOKALIZACJA: Paliwodziczna 4D, gm. Golub-Dobrzyń, dz. nr 141/2, obręb: Paliwodziczna			
INWESTOR: Gmina Golub-Dobrzyń, ul. Plac 1000-lecia 25, 87-400 Golub-Dobrzyń			
RZUT DACHU Z INSTALACJĄ FOTOWOLTAICZNĄ	Branża: OZE		Nr. rysunku 2
	Data: listopad 2018	Skala: 1:100	
Imię i nazwisko projektanta	Nr. uprawnień	Podpis	
EMIL CWALINA	OZE-E/13/000024/15		