


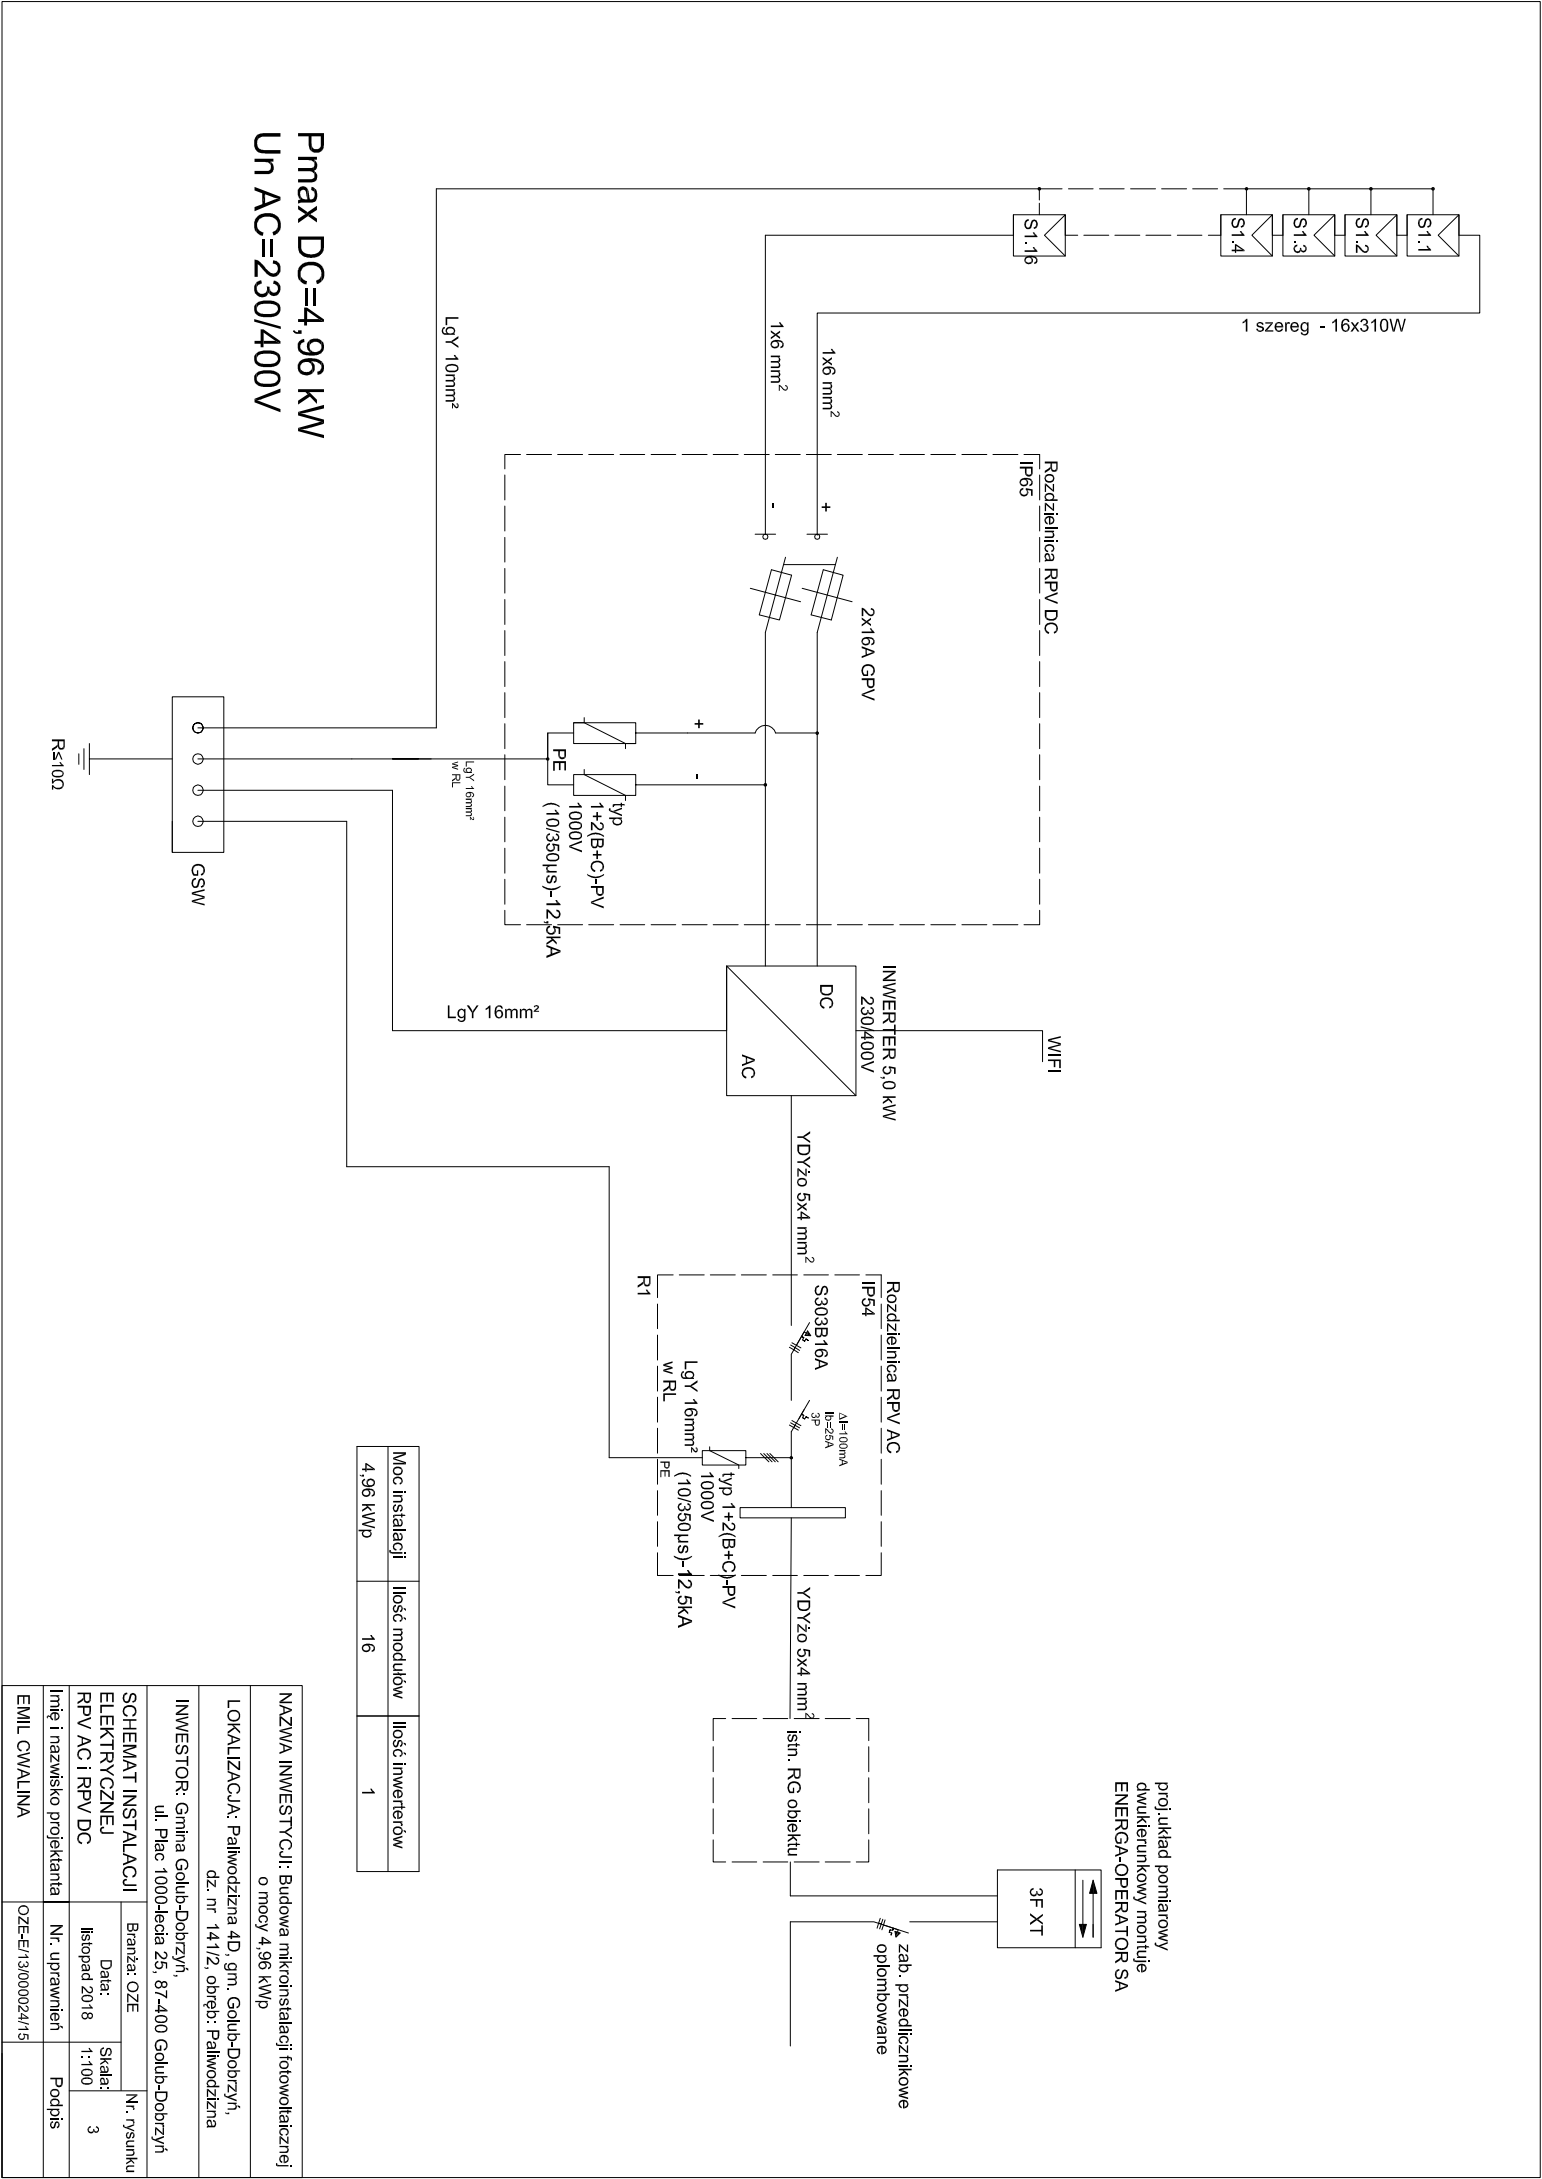

Pmax DC=4,96 kW
Un AC=230/400V

Moc instalacji	Ilość modułów	Ilość inwerterów
4,96 kWp	16	1

NAZWA INWESTYCJI: Budowa mikroinstalacji fotowoltaicznej o mocy 4,96 kWp			
LOKALIZACJA: Paliwodzina 4D, gm. Golub-Dobrzyń, dz. nr 141/2, obręb: Paliwodzina			
INWESTOR: Gmina Golub-Dobrzyń, ul. Plac 1000-lecia 25, 87-400 Golub-Dobrzyń			
SCHEMAT INSTALACJI ELEKTRYCZNEJ RPV AC i RPV DC		Branża: OZE	Nr. rysunku
Imię i nazwisko projektanta		Data: listopad 2018	Skala: 1:100
EMIL CWAŁINA		Nr. uprawnień	Podpis
		OZE-E/13000024/15	