


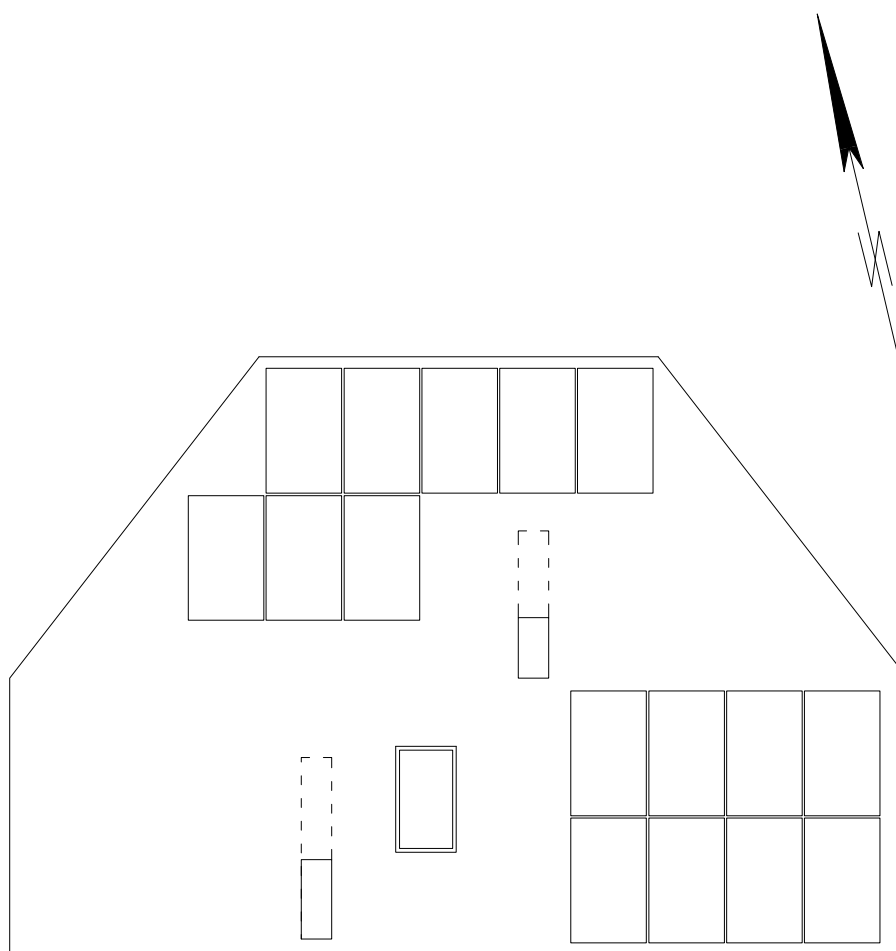

NAZWA INWESTYCJI: Budowa mikroinstalacji fotowoltaicznej o mocy 4,96 kWp		
LOKALIZACJA: Ruziec, ul. Tulipanowa 6, gm. Golub-Dobrzyń, dz. nr 300, obręb: Paliwodzizna		
INWESTOR: Gmina Golub-Dobrzyń, ul. Plac 1000-lecia 25, 87-400 Golub-Dobrzyń		
RZUT DACHU Z INSTALACJĄ FOTOWOLTAICZNĄ	Branża: OZE	
	Data: listopad 2018	Skala: 1:100
Imię i nazwisko projektanta	Nr. uprawnień	Nr. rysunku 2
EMIL CWALINA	OZE-E/13/000024/15	Podpis