


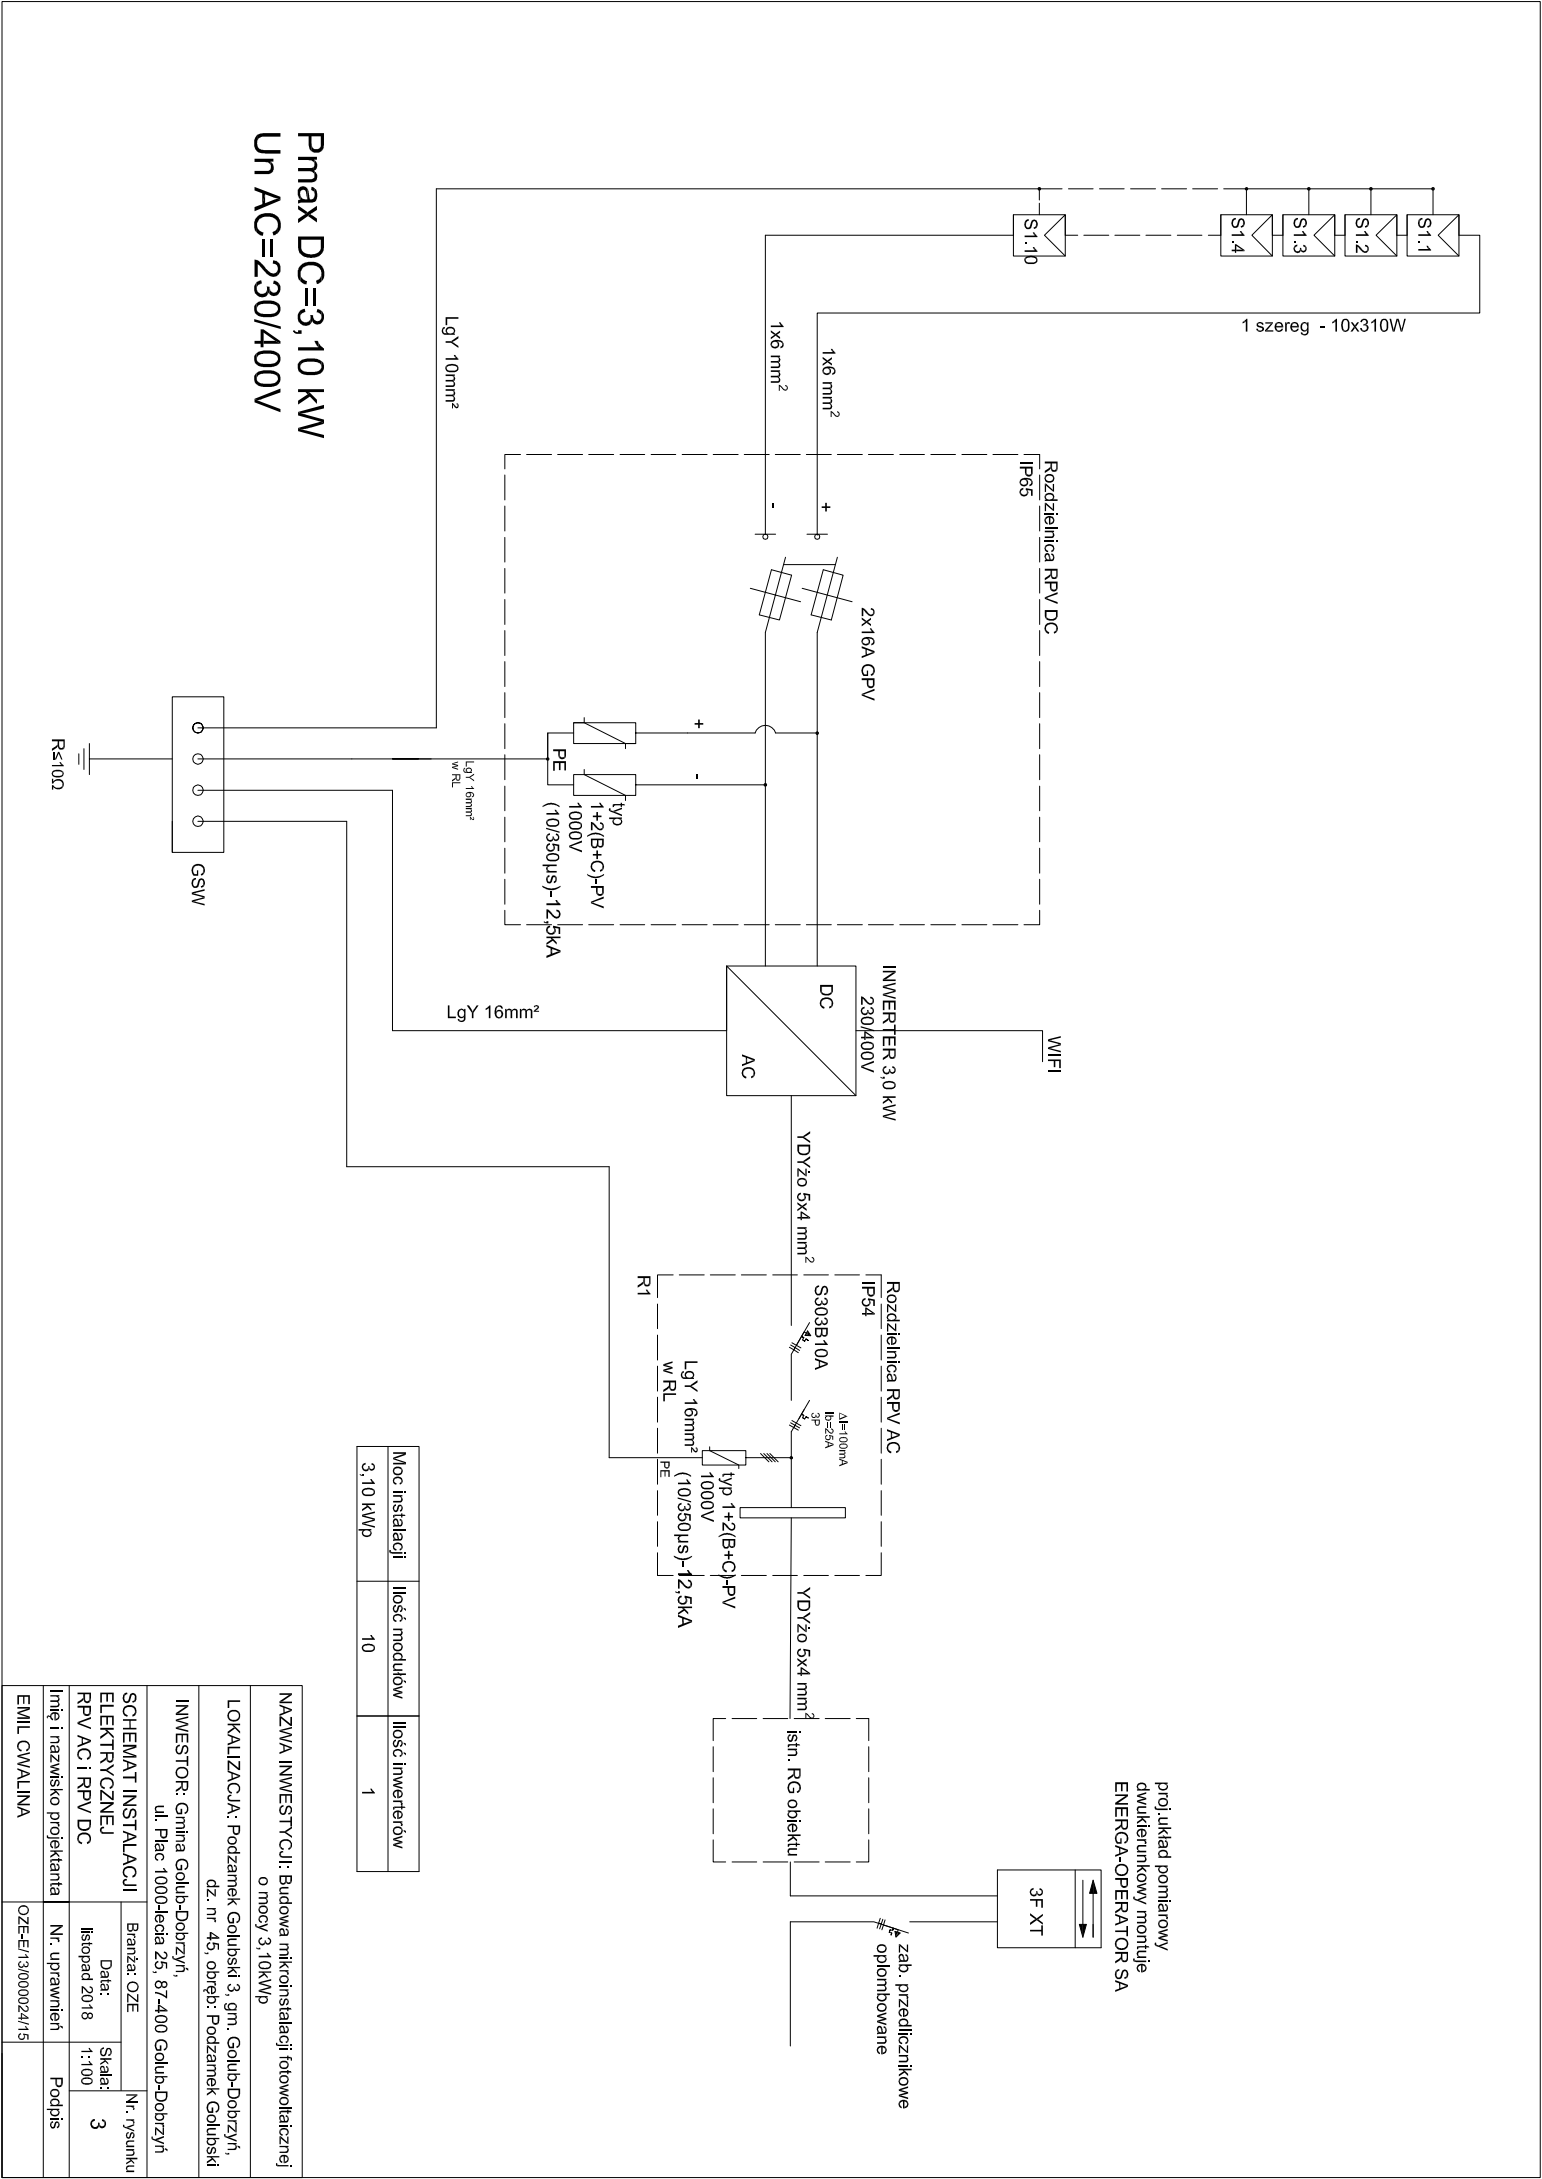

Pmax DC=3,10 kW
Un AC=230/400V

Moc instalacji	Ilość modułów	Ilość inwerterów
3,10 kWp	10	1

NAZWA INWESTYCJI: Budowa mikroinstalacji fotowoltaicznej o mocy 3,10kWp			
LOKALIZACJA: Podzamek Golubski 3, gm. Golub-Dobrzyń, dz. nr 45, obręb: Podzamek Golubski			
INWESTOR: Gmina Golub-Dobrzyń, ul. Plac 1000-lecia 25, 87-400 Golub-Dobrzyń			
SCHEMAT INSTALACJI ELEKTRYCZNEJ RPV AC i RPV DC		Branża: OZE	
Data: listopad 2018		Skala: 1:100	
Imię i nazwisko projektanta		Nr. uprawnień	
EMIL CWAŁINA		OZE-E/13000024/15	