


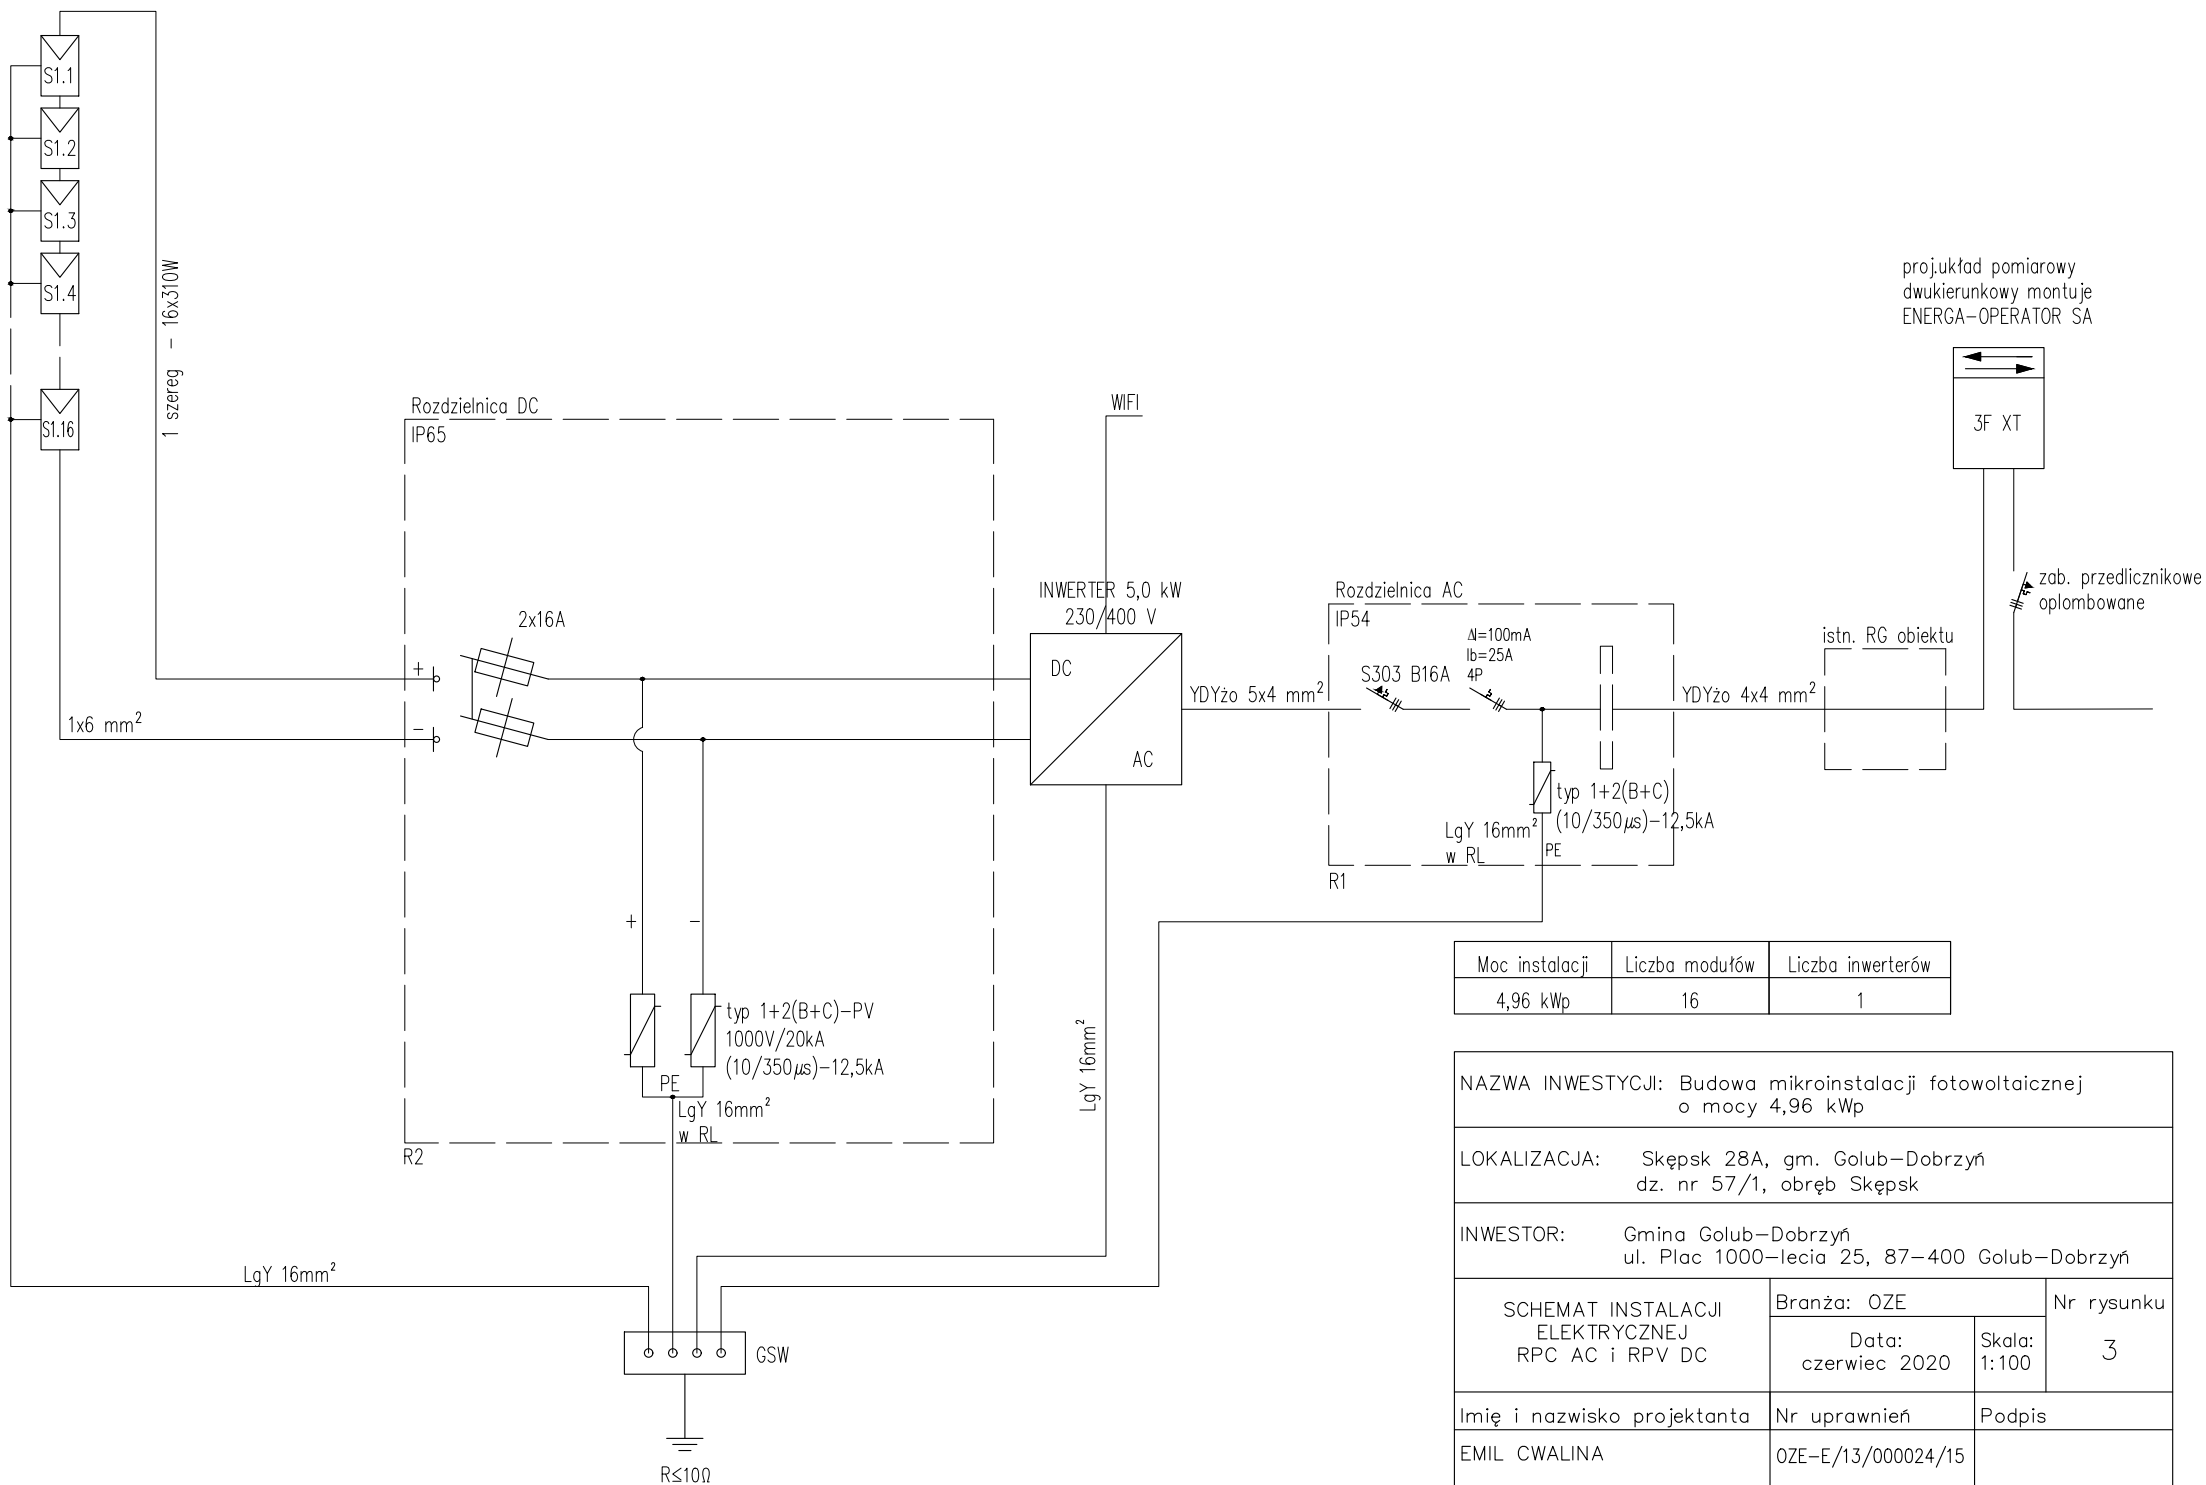

Moc instalacji	Liczba modułów	Liczba inwerterów
4,96 kWp	16	1

NAZWA INWESTYCJI: Budowa mikroinstalacji fotowoltaicznej o mocy 4,96 kWp			
LOKALIZACJA: Skępsk 28A, gm. Golub-Dobrzyń dz. nr 57/1, obręb Skępsk			
INWESTOR: Gmina Golub-Dobrzyń ul. Plac 1000-lecia 25, 87-400 Golub-Dobrzyń			
SCHEMAT INSTALACJI ELEKTRYCZNEJ RPC AC i RPV DC	Branża: OZE		Nr rysunku 3
	Data: czerwiec 2020	Skala: 1:100	
Imię i nazwisko projektanta	Nr uprawnień	Podpis	
EMIL CWAŁINA	OZE-E/13/000024/15		