


LEGENDA

-  - gniazdo 2 x 16A +N+ PE 230V uszczelnione
-  - gniazdo 2 x 16A +N+ PE 230V
-  - gniazdo 3x400V 16A
-  - wyłącznik seryny
-  - wyłącznik pojedynczy
-  - oprawa świetłkowska 2x36W IP 44
-  - oprawa plafon 60W IP 44
-  - oprawa plafon z cz. ruchu 60W IP 44
-  - oprawa ewakuacyjna 1 h
-  - moduł awaryjny 1h
-  - zacisk uzimiałący
-  - obw. gniazd 400V
-  - obw. gniazd 230V
-  - obw. oświetlenia

ZESTAWIENIE POWIERZCHNI POMIESZCZŃ ISTNIEJĄCYCH I POSADZEK			
NR	Nazwa	[m2]	Rodzaj posadzki
1/1	Komunikacja	5,60	Płył. ceram
1/2	Komunikacja	17,09	Płył. ceram
1/3	WC	3,51	Płył. ceram
1/4	Kuchnia	20,73	Płył. ceram
1/5	Kotłownia	7,76	Płył. ceram
1/6	Pom. gospodarcze	7,76	Płył. ceram
1/7	WC dla niepełnosprawnych	4,99	Płył. ceram
Łącznie		67,44	m2

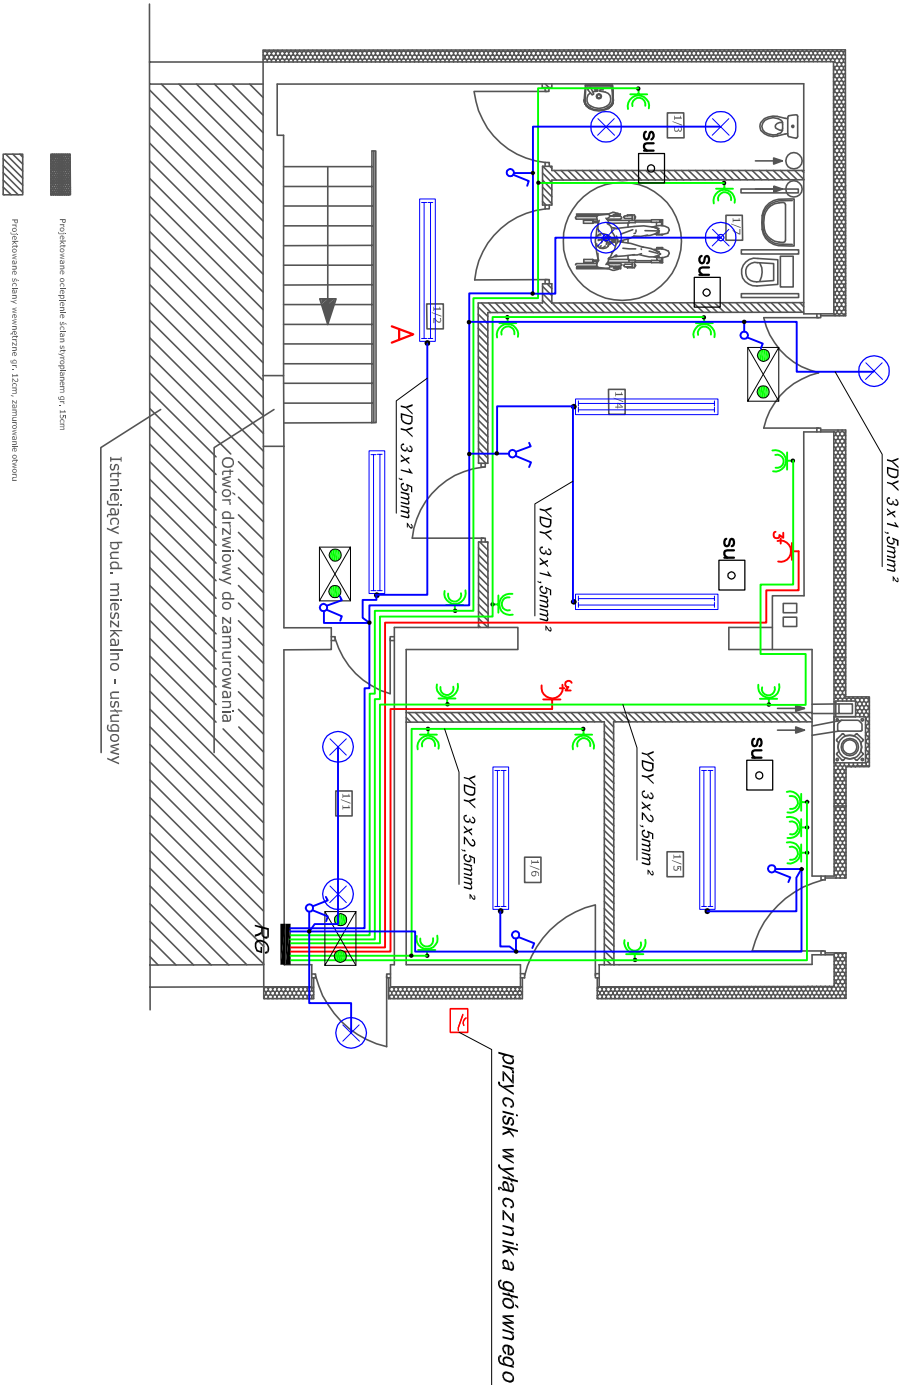

PRACOWNIA PROJEKTOWA
MB
inż. Marek Brózdowski

PRACOWNIA PROJEKTOWA
Marek Brózdowski
87-400 Golub-Dobrzyń, ul. Browarowa 5
tel./fax: 56 683 4980, 508226275, e-mail: m_brozdowski@op.pl
NIP 878-162-28-28 REGON 340682140

OBIEKT

INWESTOR

RYSUNEK

OPRACOWAŁ
inż. Marek Brózdowski

PROJEKTANT
mgr inż. Stanisław Osinski
nr uprawnień: UAN-IV/8346/110/086
specjalność: instalacyjno-inżynieria

Termomodernizacja budynku świetlicy wiejskiej w Handlowym Młyńie
dz. nr 321/16, obręb Lisewo 0007, gm. Golub - Dobrzyń

Gmina Golub - Dobrzyń
ul. Plac Tysiąclecia 25, 87-400 Golub - Dobrzyń

Schemat instalacji elektrycznej - przyzienie

skala : 1 : 100

Brzoża
Elektryczna

Data : październik 2016

nr rys. E-1