


LEGENDA

- gniazdo 2x16A 230V IP 44
- gniazdo 2x16A 230V IP 20
- gniazdo 3x16A/400V
- wyłącznik pojedynczy
- wyłącznik świetlnikowy
- oprawa ewakuacyjna 1h
- oprawa 2x36 IP 20 raster
- oprawa 2x36 IP 65
- oprawa - plafon 60W
- oprawa - plafon z cz. ruchu
- moduł awaryjny 2h
- zacisk ekwipotencjalny

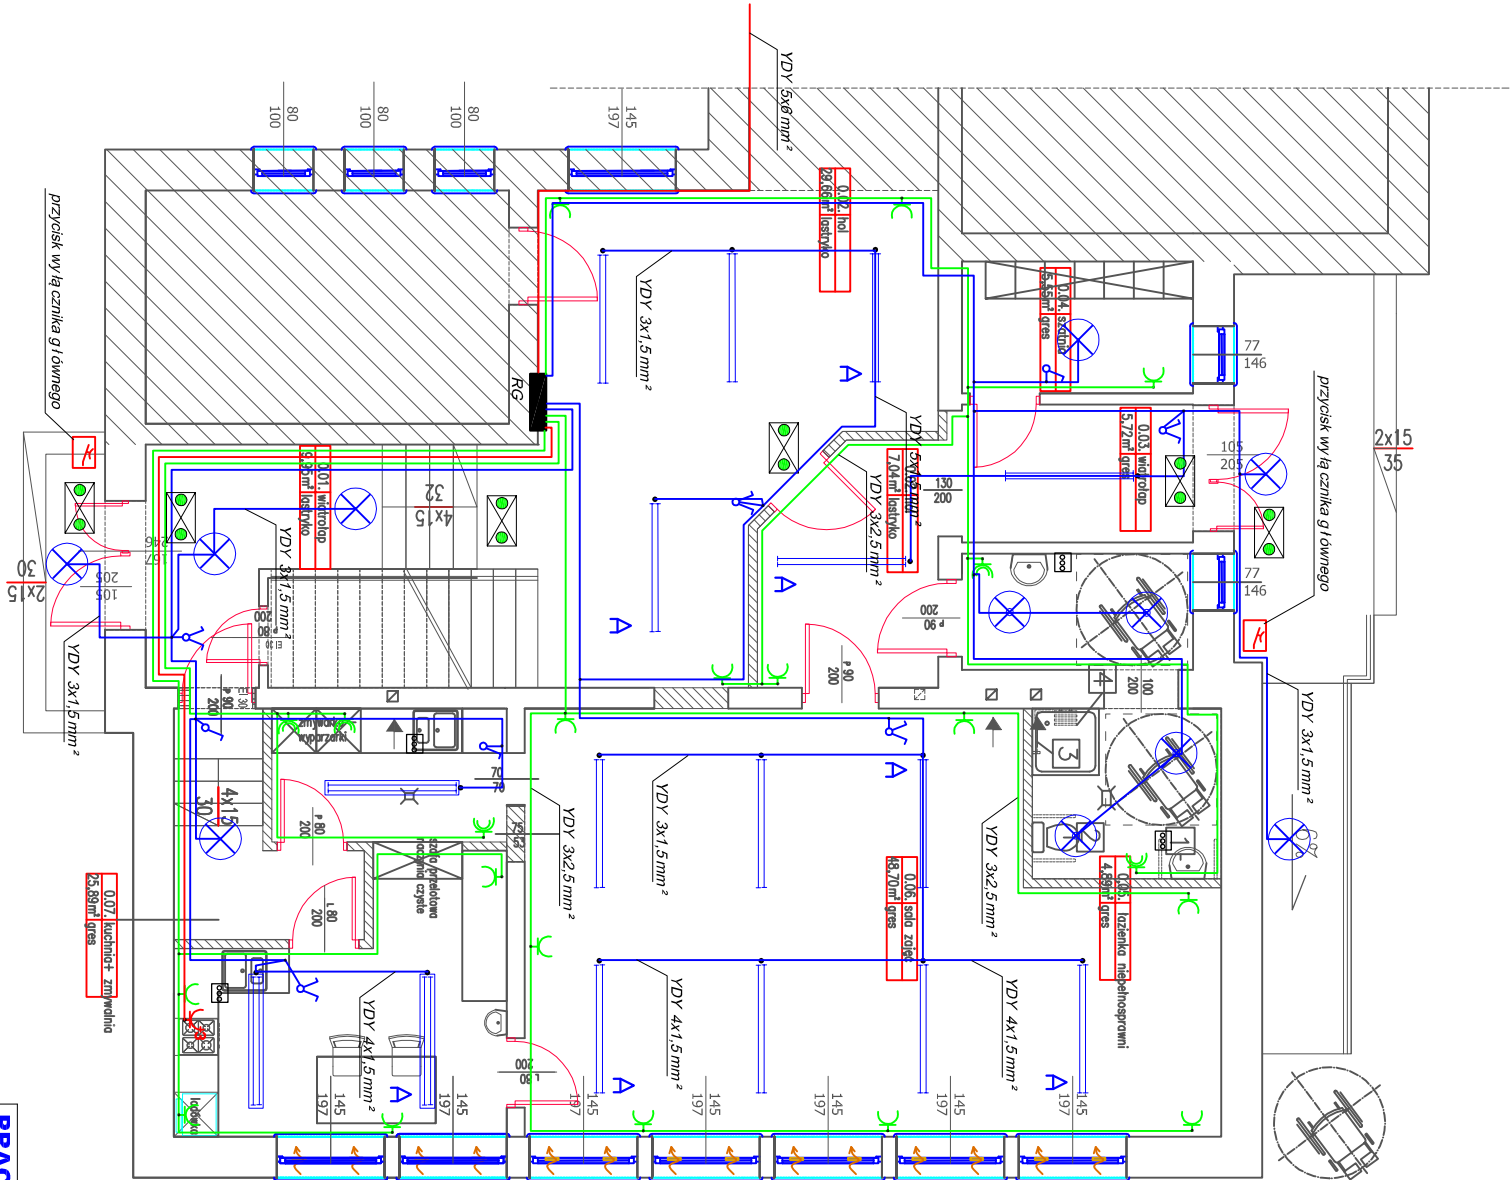

PRACOWNIA PROJEKTOWA
MB

PRACOWNIA PROJEKTOWA
Inż. Marek Brzódzowski
87-400 Golub-Dobrzyń, ul. Browarowa 5
tel./fax: 56 683 4980, 508226275, e-mail: m_brozdzowski@op.pl
NIP 878-162-28-28 REGON 340682140

OBIEKT	Zmiana spos. użytkowania pomieszczeń parteru w części zachodniej istn. budynku Szkoły Podstawowej w Nowogrodzie wrzaz i ich niezbędną przebudową na przedszkole dz. nr 54/4, obr. ewid. 0009 Nowogrod, jedn. ewid. 040503_2, 87-400 Golub-Dobrzyń		
INWESTOR	Gmina Golub-Dobrzyń, Plac Tysiąclecia 25, 87-400 Golub-Dobrzyń		
RYSUJEK	Schemat instalacji elektrycznej		
OPRACOWAŁ	Inż. Marek Brzódzowski	PROJEKTANT	mgr inż. Stanisław Osipiński nr uprawnień: U.AN-IV/8346/10/RO/86 specjalność: instalacje elektroenergetyczne
skala : 1 : 100	Branża Elektryczna	Data : czerwiec 2017	
		nr rys. E-1	