


LEGENDA

-  - gniazdo 2 x 16A +N+ PE 230V uszczelnione
-  - gniazdo 2 x 16A +N+ PE 230V
-  - gniazdo 3x400V 16A
-  - wyłącznik serijny
-  - wyłącznik pojedynczy
-  - oprawa świetłkowska 2x36W IP 44
-  - oprawa plafon 60W IP 44
-  - oprawa plafon z cz. ruchu 60W IP 44
-  - oprawa ewakuacyjna 1 h
-  - moduł awaryjny 1h
-  - zacisk uziemiający
-  - obw. gniazdz 400V
-  - obw. gniazdz 230V
-  - obw. oświetlenia

ZESTAWIENIE POWIERZCHNI POMIESZCZŃ ISTNIEJĄCYCH I POSADZEK			
NR	Nazwa	[m2]	Rodzaj posadzki
2/1	Świetlica	76,18	Płytk. ceram.
Łącznie		76,18	m2

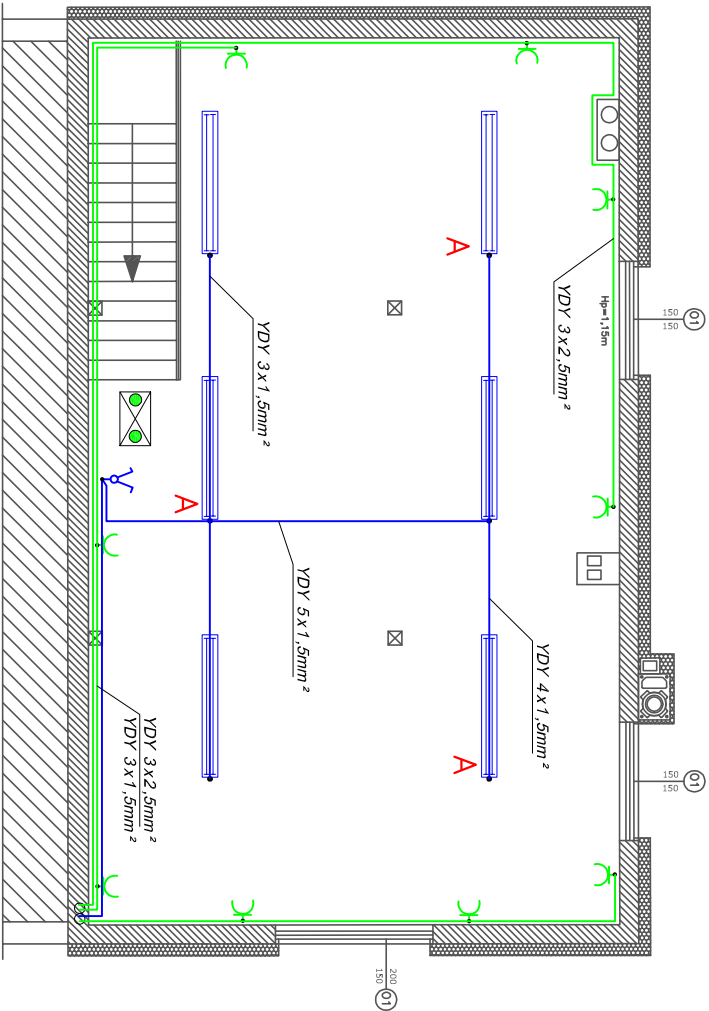

-  Projektowane odcinki kabin spryskanych gr. 15cm
-  Projektowane lustra wewnętrzne gr. 24cm

PRACOWNIA PROJEKTOWA
MB
inż. Marek Brózdowski

PRACOWNIA PROJEKTOWA
Marek Brózdowski
87-400 Golub-Dobrzyń, ul. Browarowa 5
tel./fax: 56 683 4980, 508226275, e-mail: m_brozdowski@op.pl
NIP 87-8-162-28-28 REGON 340682140

OBIEKT

Termomodernizacja budynku świetlicy wiejskiej w Handlowym Młyńie
dz. nr 321/16, obręb Lisewo 0007, gm. Golub - Dobrzyń

INWESTOR

Gmina Golub - Dobrzyń
ul. Plac Tysiąclecia 25, 87-400 Golub - Dobrzyń

RYSUNEK

Schemat instalacji elektrycznej - poddasze

OPRACOWAŁ

inż. Marek Brózdowski

PROJEKTANT

mgr inż. Stanisław Osipiński
nr uprawnień UAN-IV/8346/11/0/86
specjalność instalacyjno-inżynierska

skala : 1 : 100

Brzoża Elektryczna

Data : październik 2016

nr rys. E-2