

woj. kujawsko-pomorskie
pow. gdlubsko-dobrzyński
gm. Golub-Dobrzyń
obręb: BIAŁKOWO
działka: 300/9
k.m. 355 242.063

MAPA DO CELÓW PROJEKTOWYCH
skala 1:500

PROJEKT INSTALACJI WOD-KAN
PLAN ZAGOSPODAROWANIA
skala 1:500


STAROSTWO POWIATOWE
Powiatowy Ośrodek Dokumentacji Geodezyjnej i Kartograficznej
w Golubiu-Dobrzyńu

W obszarze oznaczonym linią dokonano aktualizacji treści mapy zasadniczej. Dokumenty z pominięciem uzupełniającego przyległo do zasobu powiatowego w dniu 20-02-2013

24-02-2013

20-02-2013

KIEROWNIK
Pawel Tomaszewski
(imię i nazwisko, podpis, pieczęć służbowa, data i miejscowość)

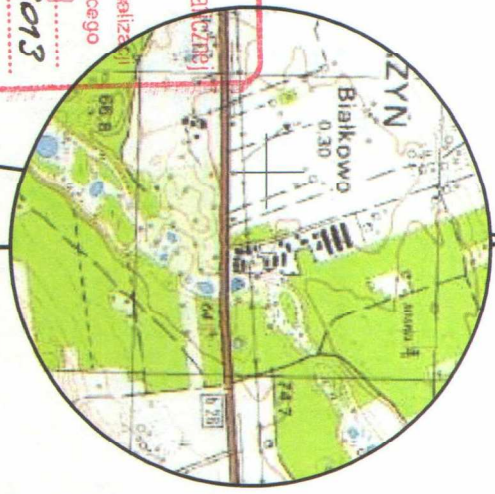

ORIENTACJA 1:25 000

Układ odniesienia wysokości Kronsztadt 60
Układ współrzędnych płaskich 1965 strefa 3

Niniejsza mapa została wykonana bez ustalenia obciążen dotyczących służebności gruntowych.


Wykazano na niniejszej mapie granice nieruchomości określono z wyznaczenia dokładnością. Niniejsza mapa może służyć do projektowania budynków sytuowanych w odległości 4,0m od granicy nieruchomości.

Wykonał: Wojciech Kowalski
upr. 11776

Golub-Dobrzyń dnia 14 02 2013

GEODETA UPRAWNIONY
Świadczenie nr 14776
Wojciech Kowalski

USŁUGI GEODEZYJNE I KARTOGRAFICZNE
Wojciech Kowalski
Geodeta Uprawniony, Świadczenie nr 11776
ul. Toruńska 26a
87-400 Golub-Dobrzyń
tel (056) 683 50 65, 0 606 222 227
NIP. 878.113.77-83

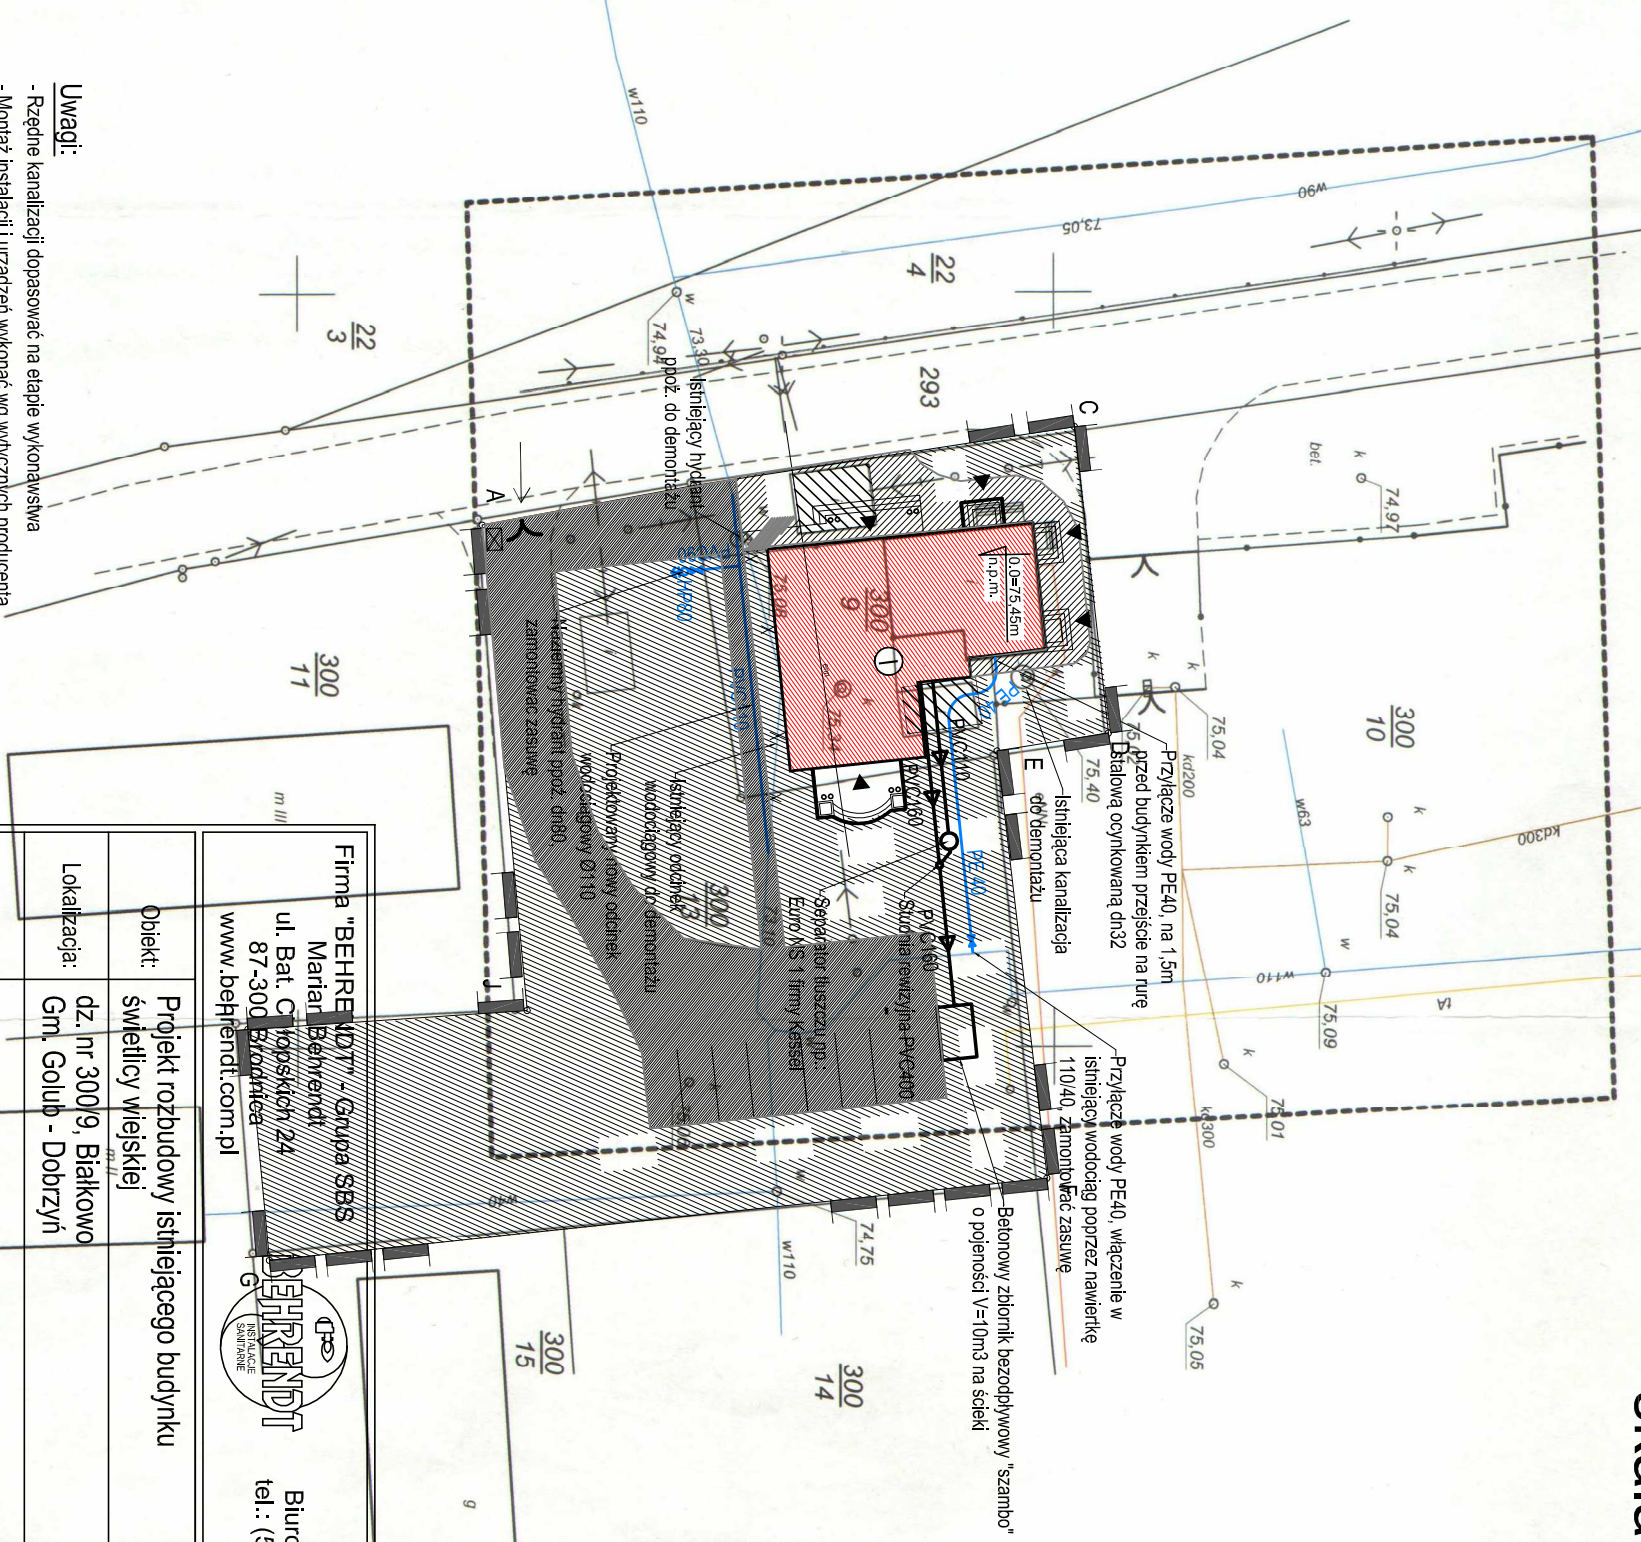

Uwagi:

- Ręczne kanalizacje dopasować na etapie wykonawstwa
- Montaż instalacji i urządzeń wykonać wg wytycznych producenta
- Urządzenia i materiały podlegające wzorcowe, dopuszcza się stosowanie zamienników pod warunkiem zachowania parametrów, jakości i możliwości współpracy zamienników
- Przejścia przewodów przez przeogrody budowlane należy wykonać w słowach telefach ochronnych
- W razie niezgodności skontaktować się z projektantem

Firma "BEHRENDT" - Grupa SBS Marian Behrendt ul. Bat. Ciłopskich 24 87-300 Brodnica www.behrendt.com.pl		Biurowie Projektowe tel.: (56) 697 25 13	
Obiekt:	Projekt rozbudowy istniejącego budynku		
Lokalizacja:	dz. nr 300/9, Białkowo Gm. Golub - Dobrzyń		
Temat:	Projekt budowlany instalacji sanitarnych		
Opis rysunku:	Plan zagospodarowania		
Branża:	Sanitarna	skala:	1:500
Projektant:	mgr inż. Paweł TOMASZEWSKI nr upr. KUP/0070/POOS/06	data:	2013
Asystent:	tech. Karol WIECZYŃSKI	nr rys.:	SZ-01