


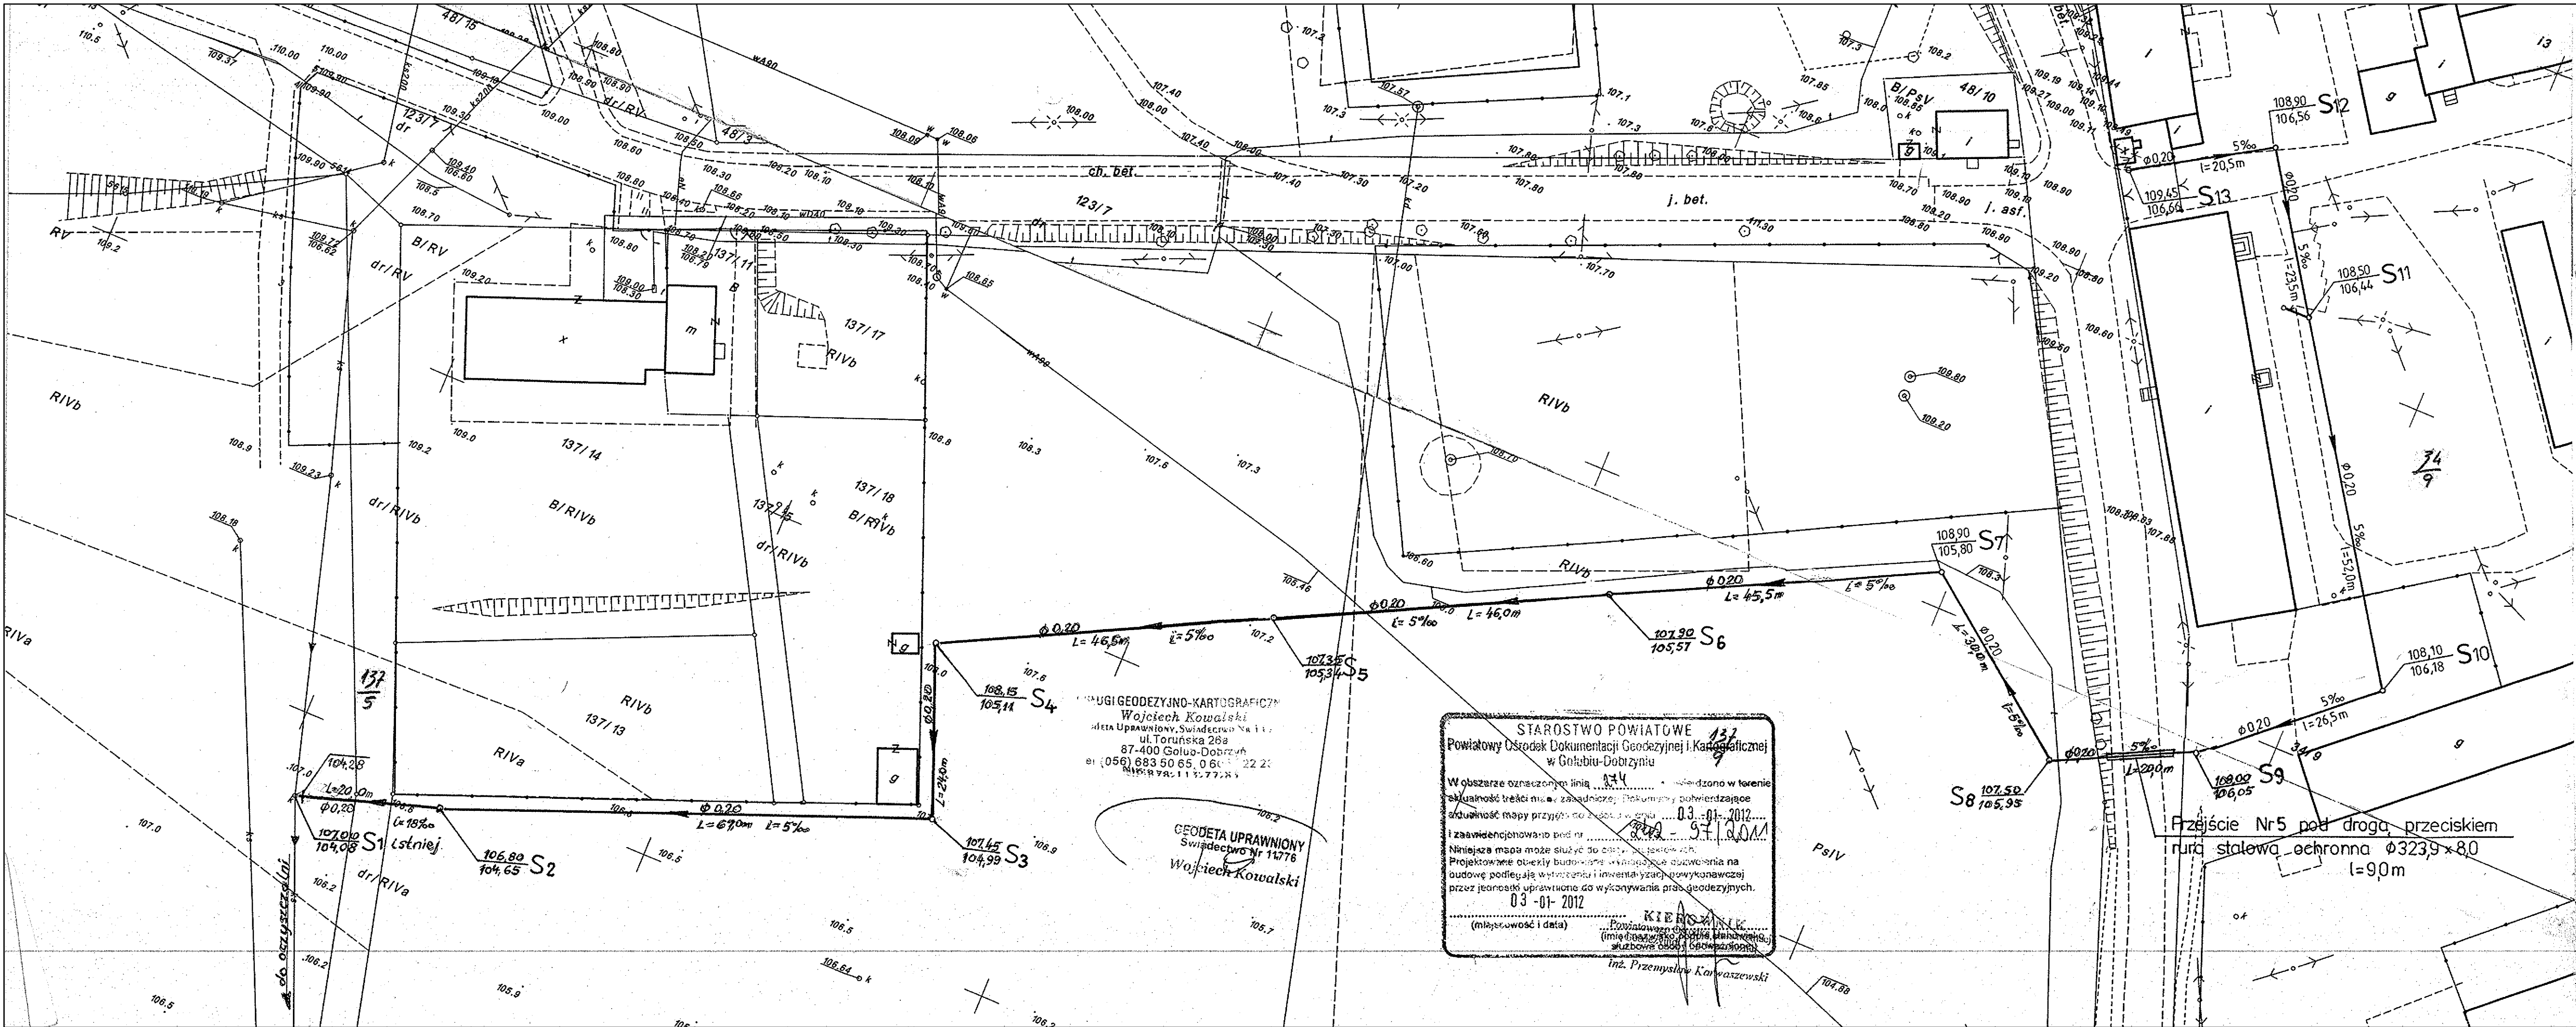


**PROJEKT
ZAGOSPODAROWANIA TERENU**

**PLAN SYT.-WYS.
1:500**

ARK. NR 1

LEGENDA:

 PROJEKTOWANA SIEĆ KANALIZACJI SANITARNEJ



PRZEDSIĘBIORSTWO GOSPODARKI WODNO-ŚCIEKOWEJ „BIOBOX” Wiesław Mikołajczuk 87-100 Toruń ul. Polna 101 tel. (0-56) 659 70 03			
PROJEKT BUDOWLANY: SIEĆ KANALIZACJI SANITARNEJ	PROJEKTANT	UPRAWNIENIA	PODPIS
	Janusz Żurawski	GP.I. 7342/46/TO/91 (spec. instal.-inżynierska)	
INWESTOR: GMINA GOLUB-DOBRZYŃ	SPRAWDZIŁ	UPRAWNIENIA	PODPIS
OBIEKT: Kanalizacja sanitarna z przyłączami dla wsi SOKOŁOWO		mgr inż. Wiesław Mikołajczuk DATA: styczeń 2012 r.	UAN-N-V/60/TO/84 (spec. instal.-inżynierska) RYS. NR 2
SKALA: 1:500			