


PROJEKT INSTALACJI C.O.
RZUT PARTERU

skala 1:100

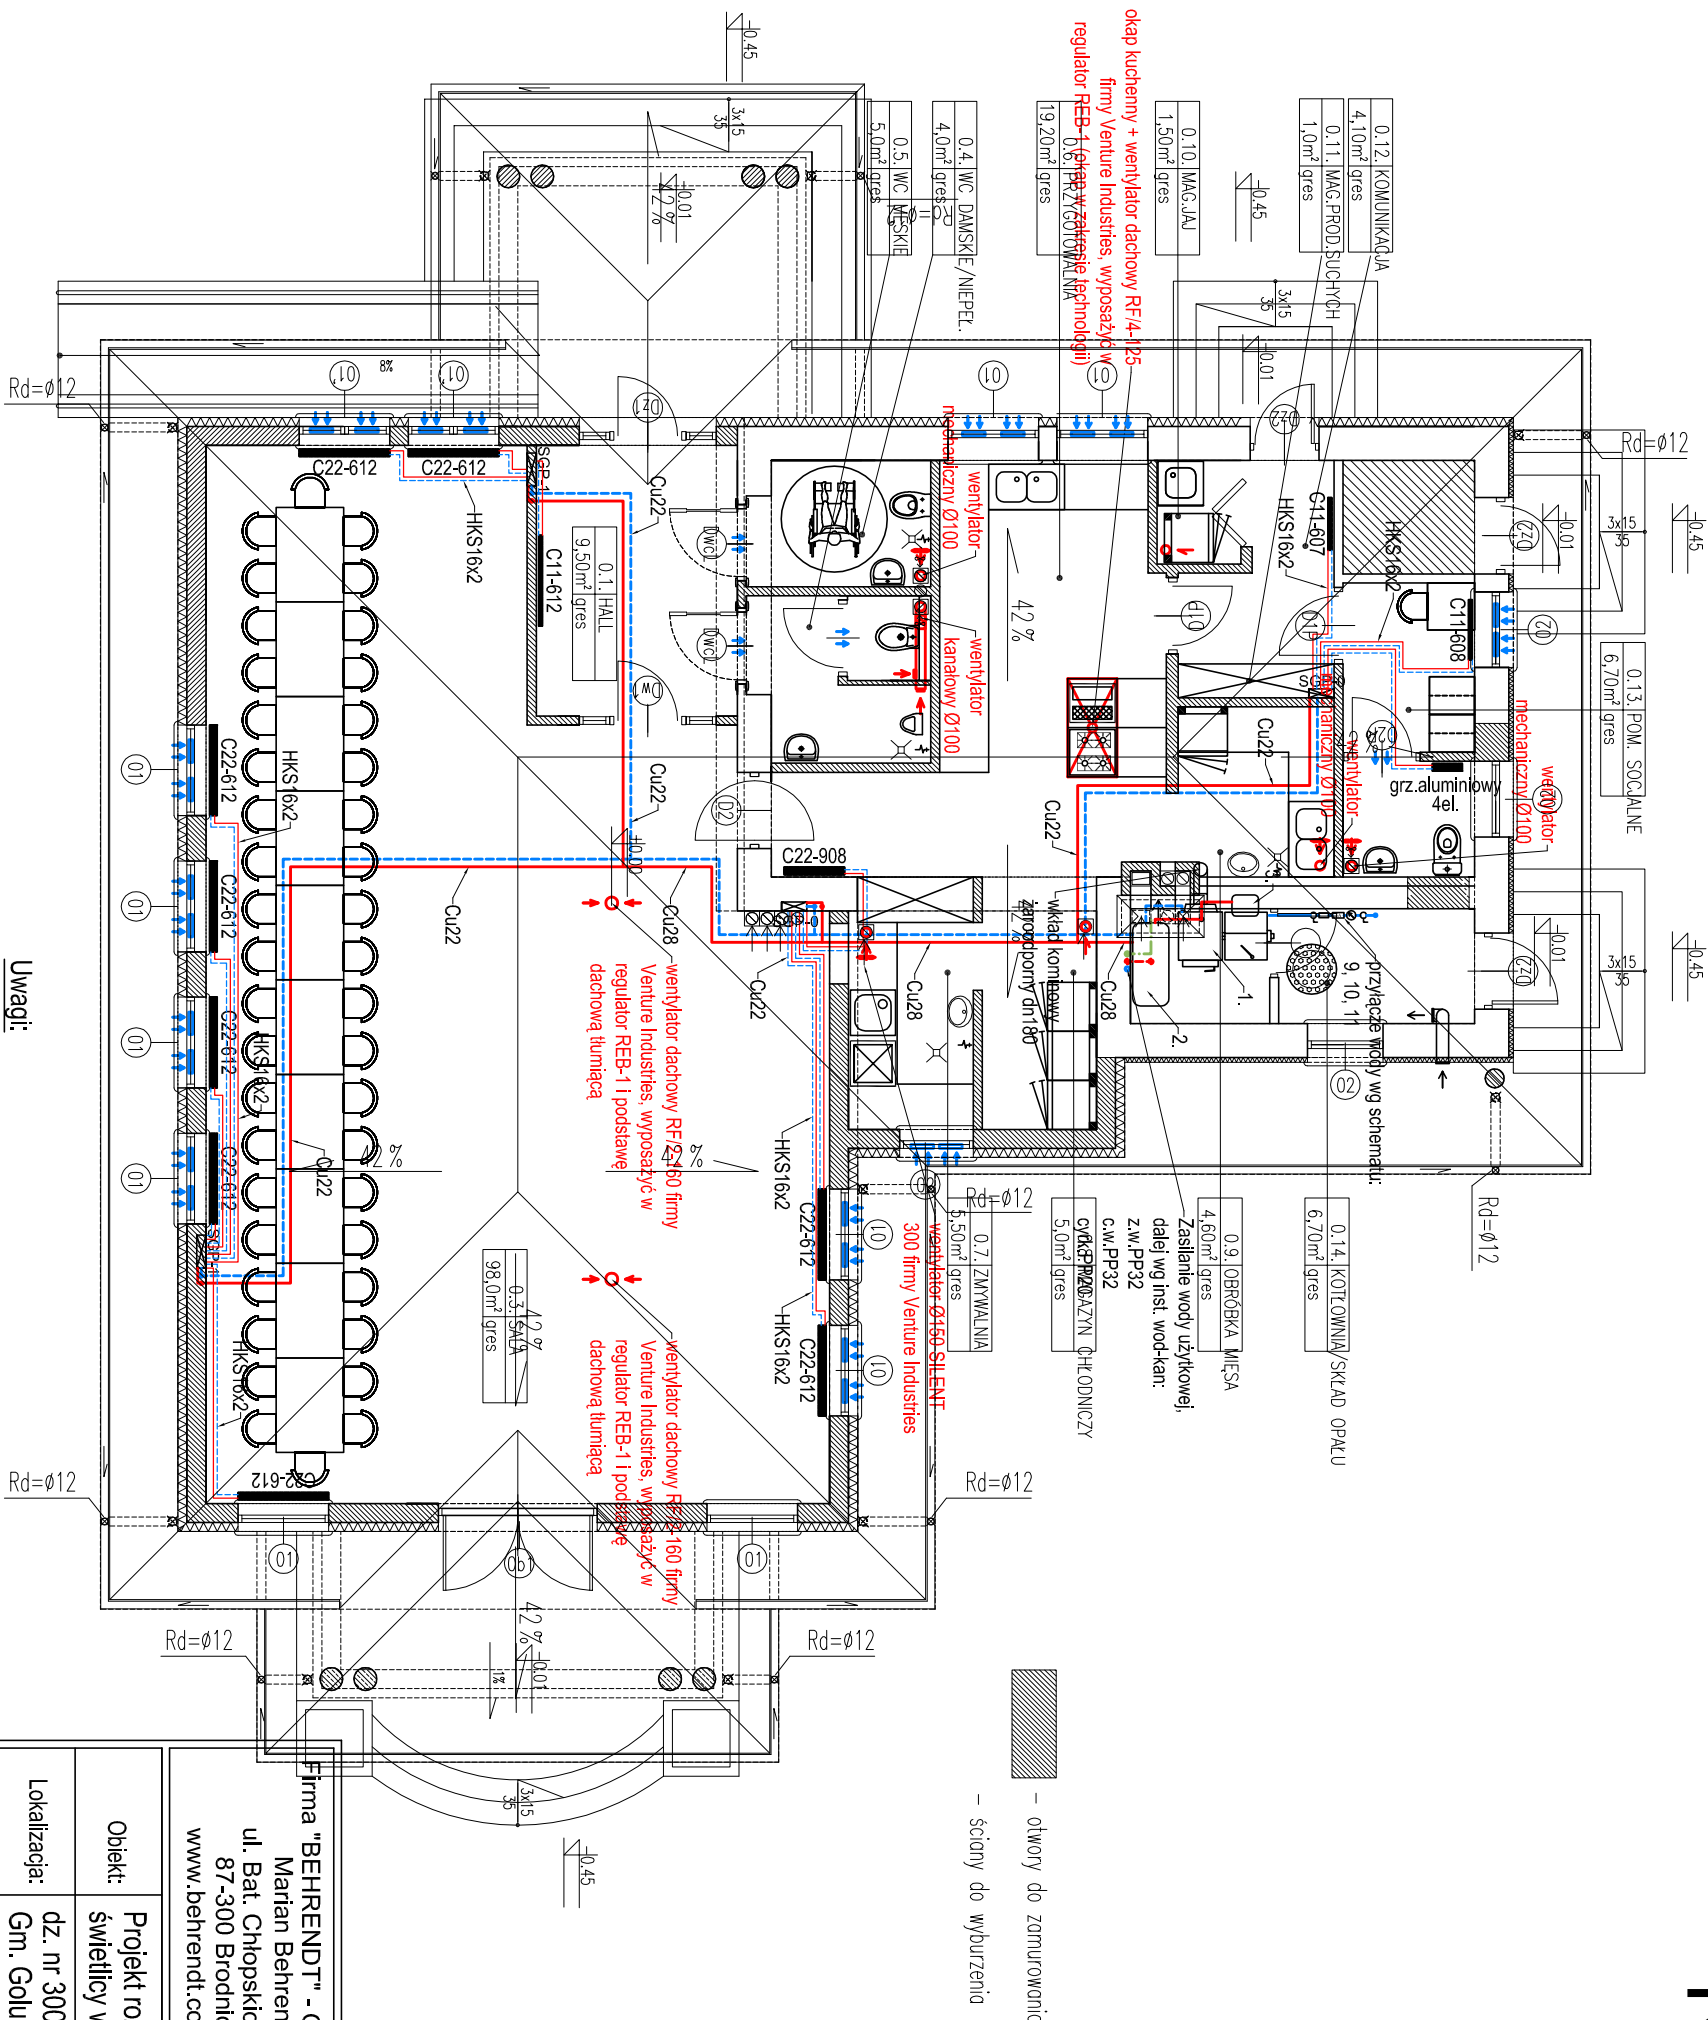

— otwory do zamurowania
— ściany do wyburzenia

Legenda :

- woda zimna
- woda ciepła
- cyrkulacja c.w.
- kanalizacja
- zasilanie c.o. (rury Cu)
- powrót c.o. (rury Cu)
- zasilanie c.o. (rury HKS)
- powrót c.o. (rury HKS)

Uwagi:

- Montaż instalacji i urządzeń wykonać wg wytycznych producenta
- Urządzenia i materiały podano jako wzorcowe, dopuszcza się stosowanie zamienników pod warunkiem zachowania parametrów, jakości i możliwości współpracy zamienników
- Przebiegi przewodów przez przegrody budowlane należy wykonać w sławnych telefach ochronnych
- W razie niezgodności skontaktować się z projektantem

Firma "BEHRENDT" - Grupa SBS
Marian Behrendt
ul. Bat. Chlopskich 24
87-300 Brodnica
www.behrendt.com.pl



Biurowie Projektowe
tel.: (56) 697 25 13

Obiekt:	Projekt rozbudowy istniejącego budynku świetlicy wiejskiej		
Lokalizacja:	dz. nr 300/9, Białkowo Gm. Golub - Dobrzyń		
Temat:	Projekt budowlany instalacji sanitarnych		
Opis rysunku:	Rzut parteru		
Branża:	Sanitarna	skala:	1:100
Projektant:	mgr inż. Paweł TOMASZEWSKI nr upr. KUP/0070/POOS/06	data:	2013
Asystent:	tech. Karol WIECZYŃSKI	nr rys.:	CO-01