


PROJEKT INSTALACJI WOD-KAN RZUT PARTERU

skala 1:100

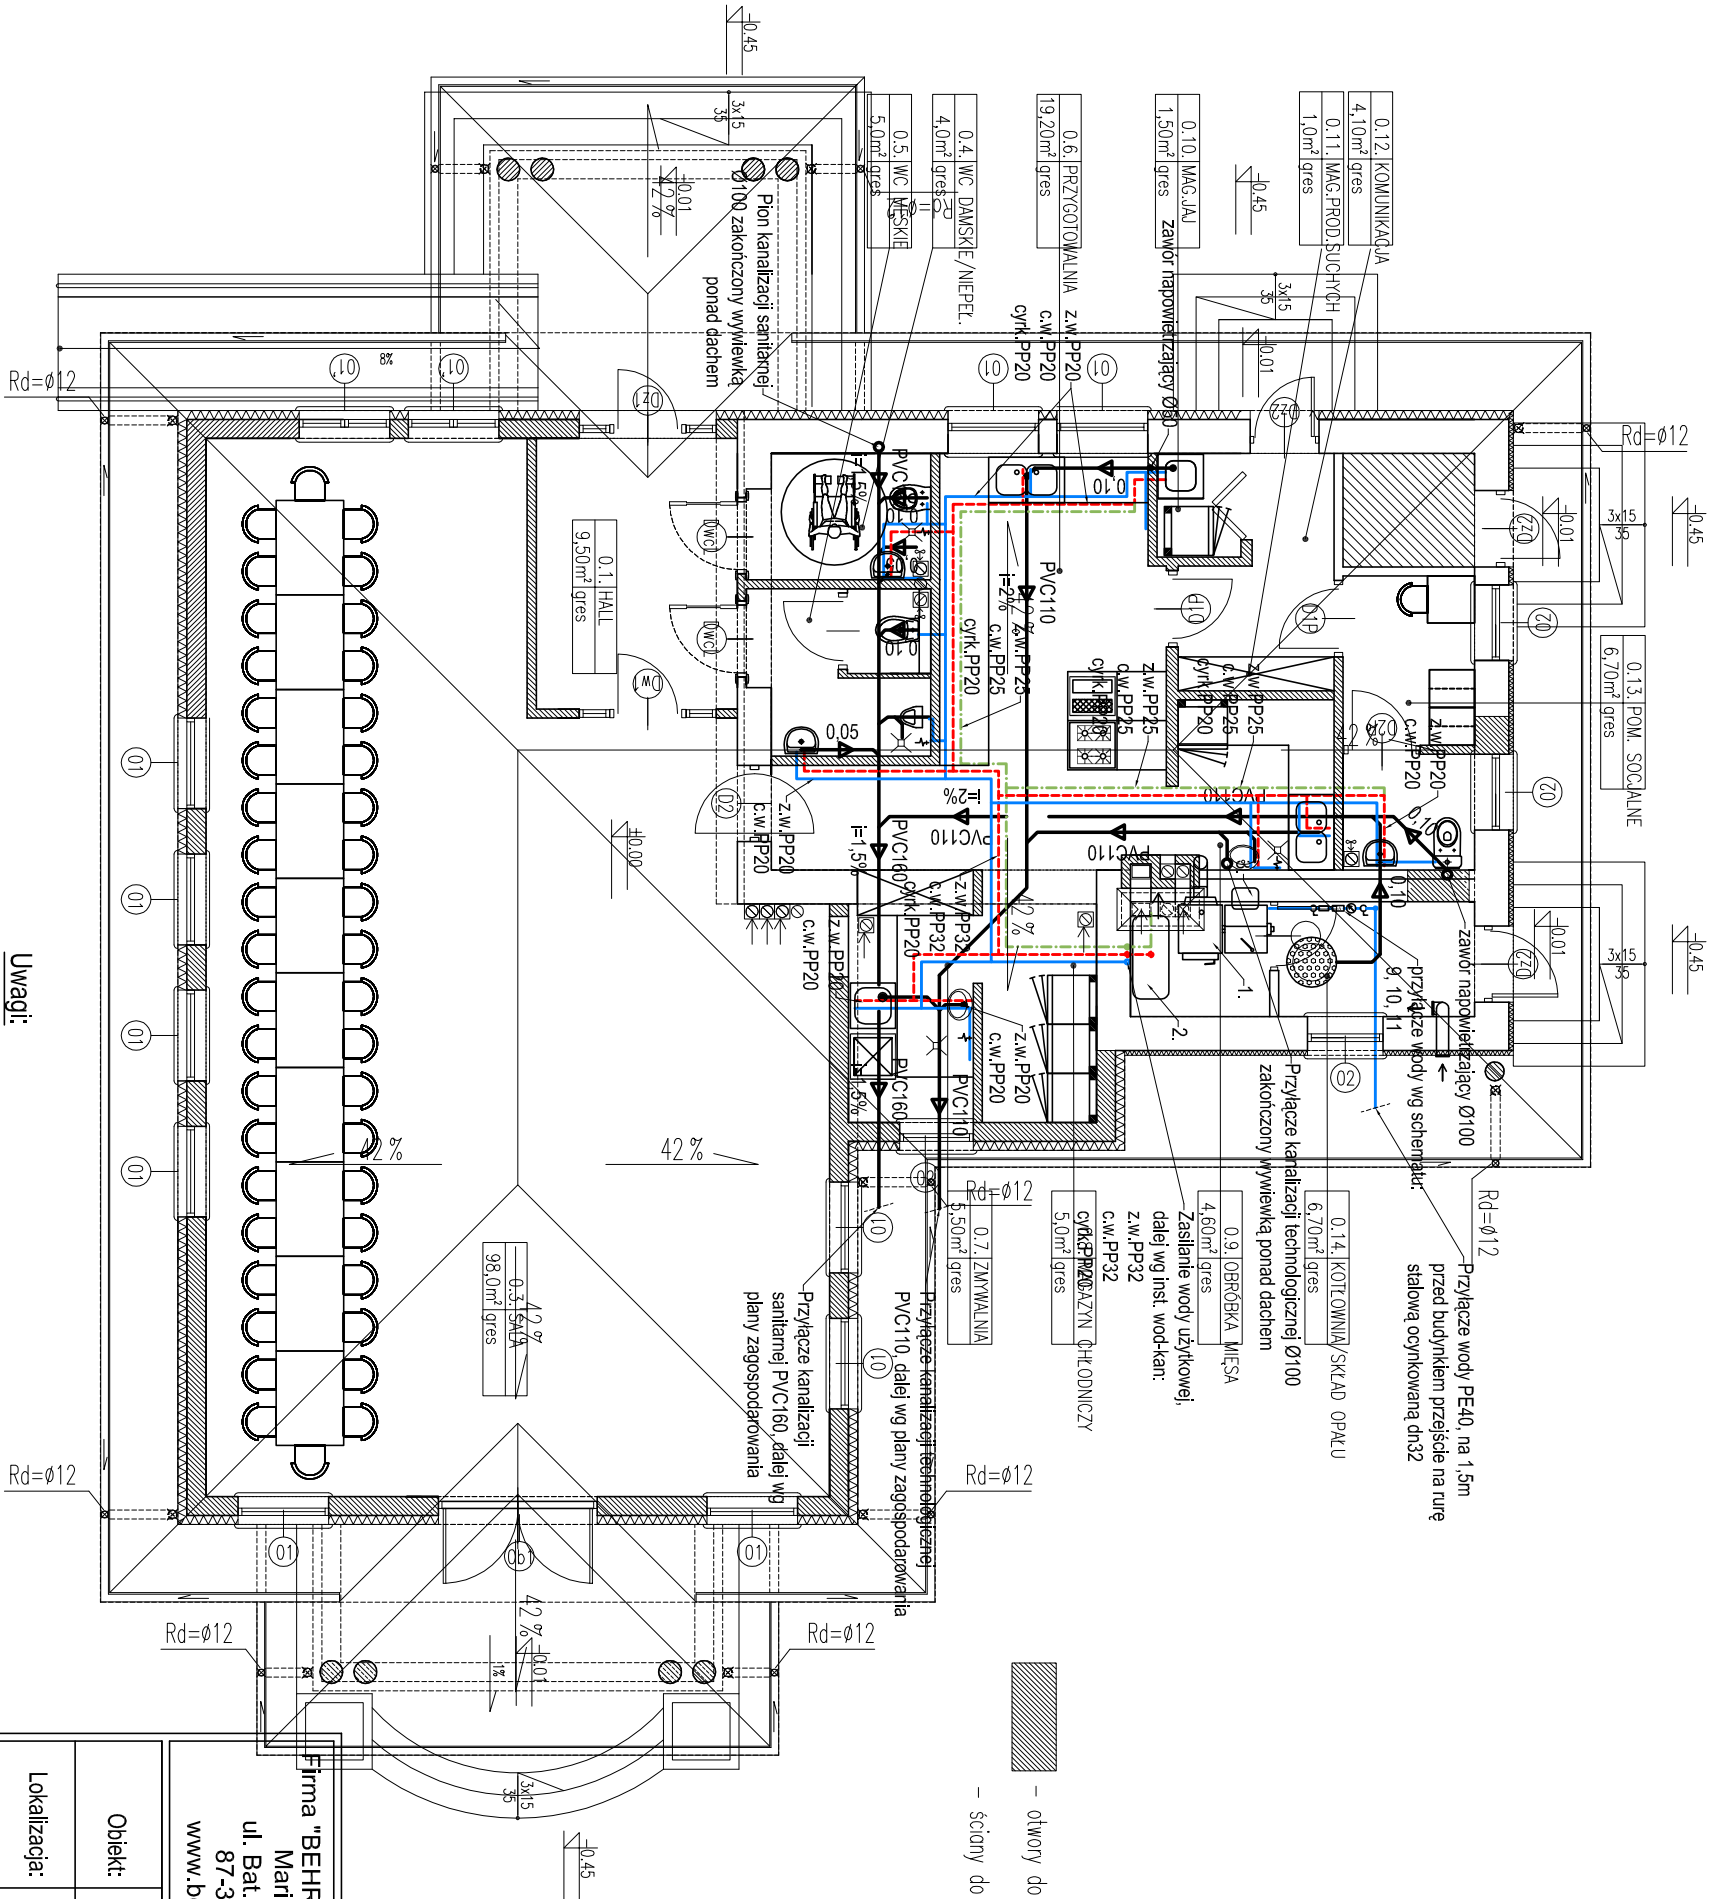

- Oznaczenia :**
- | | |
|-------|-------------------|
| Z.w. | -woda zimna |
| c.w. | -woda ciepła |
| cyrk. | -cyrkulacja c.w. |
| K.s. | -kanalizacja |
| | -zawór czterpalny |
| | -wpust podłogowy |

Legenda:

- | | |
|---|----------------------------|
|  | -woda zimna |
|  | -woda ciepła |
|  | -cyrkulacja c.w. |
|  | -kanalizacja |
|  | -zasilanie c.o. (rury Cu) |
|  | -powrót c.o. (rury Cu) |
|  | -zasilanie c.o. (rury HKS) |
|  | -powrót c.o. (rury HKS) |

Obiekt:	Projekt rozbudowy istniejącego budynku świetlicy wiejskiej		
Lokalizacja:	dz. nr 300/9, Biakowo Gm. Golub - Dobrzyń		
Temat:	Projekt budowlany instalacji sanitarnych		
Opis rysunku:	Rzut parteru		
Branża:	Sanitarna	skala:	1:100
Projektant:	mgr inż. Paweł TOMASZEWSKI nr upr.: KUP/10070/POOS/06	data:	2013
Asystent:	techn. Karol WIECZYŃSKI	nr rys.:	WK-01

Firma "BEHRENDT" - Grupa SBS
Marian Behrendt
ul. Bat. Chłopskich 24
87-300 Brodnica
www.behrendt.com.pl



Biuro Projektowe
tel.: (56) 697 25 13

Biuro Projektowe
tel.: (56) 697 25 13