


PROJEKT INSTALACJI WOD-KAN

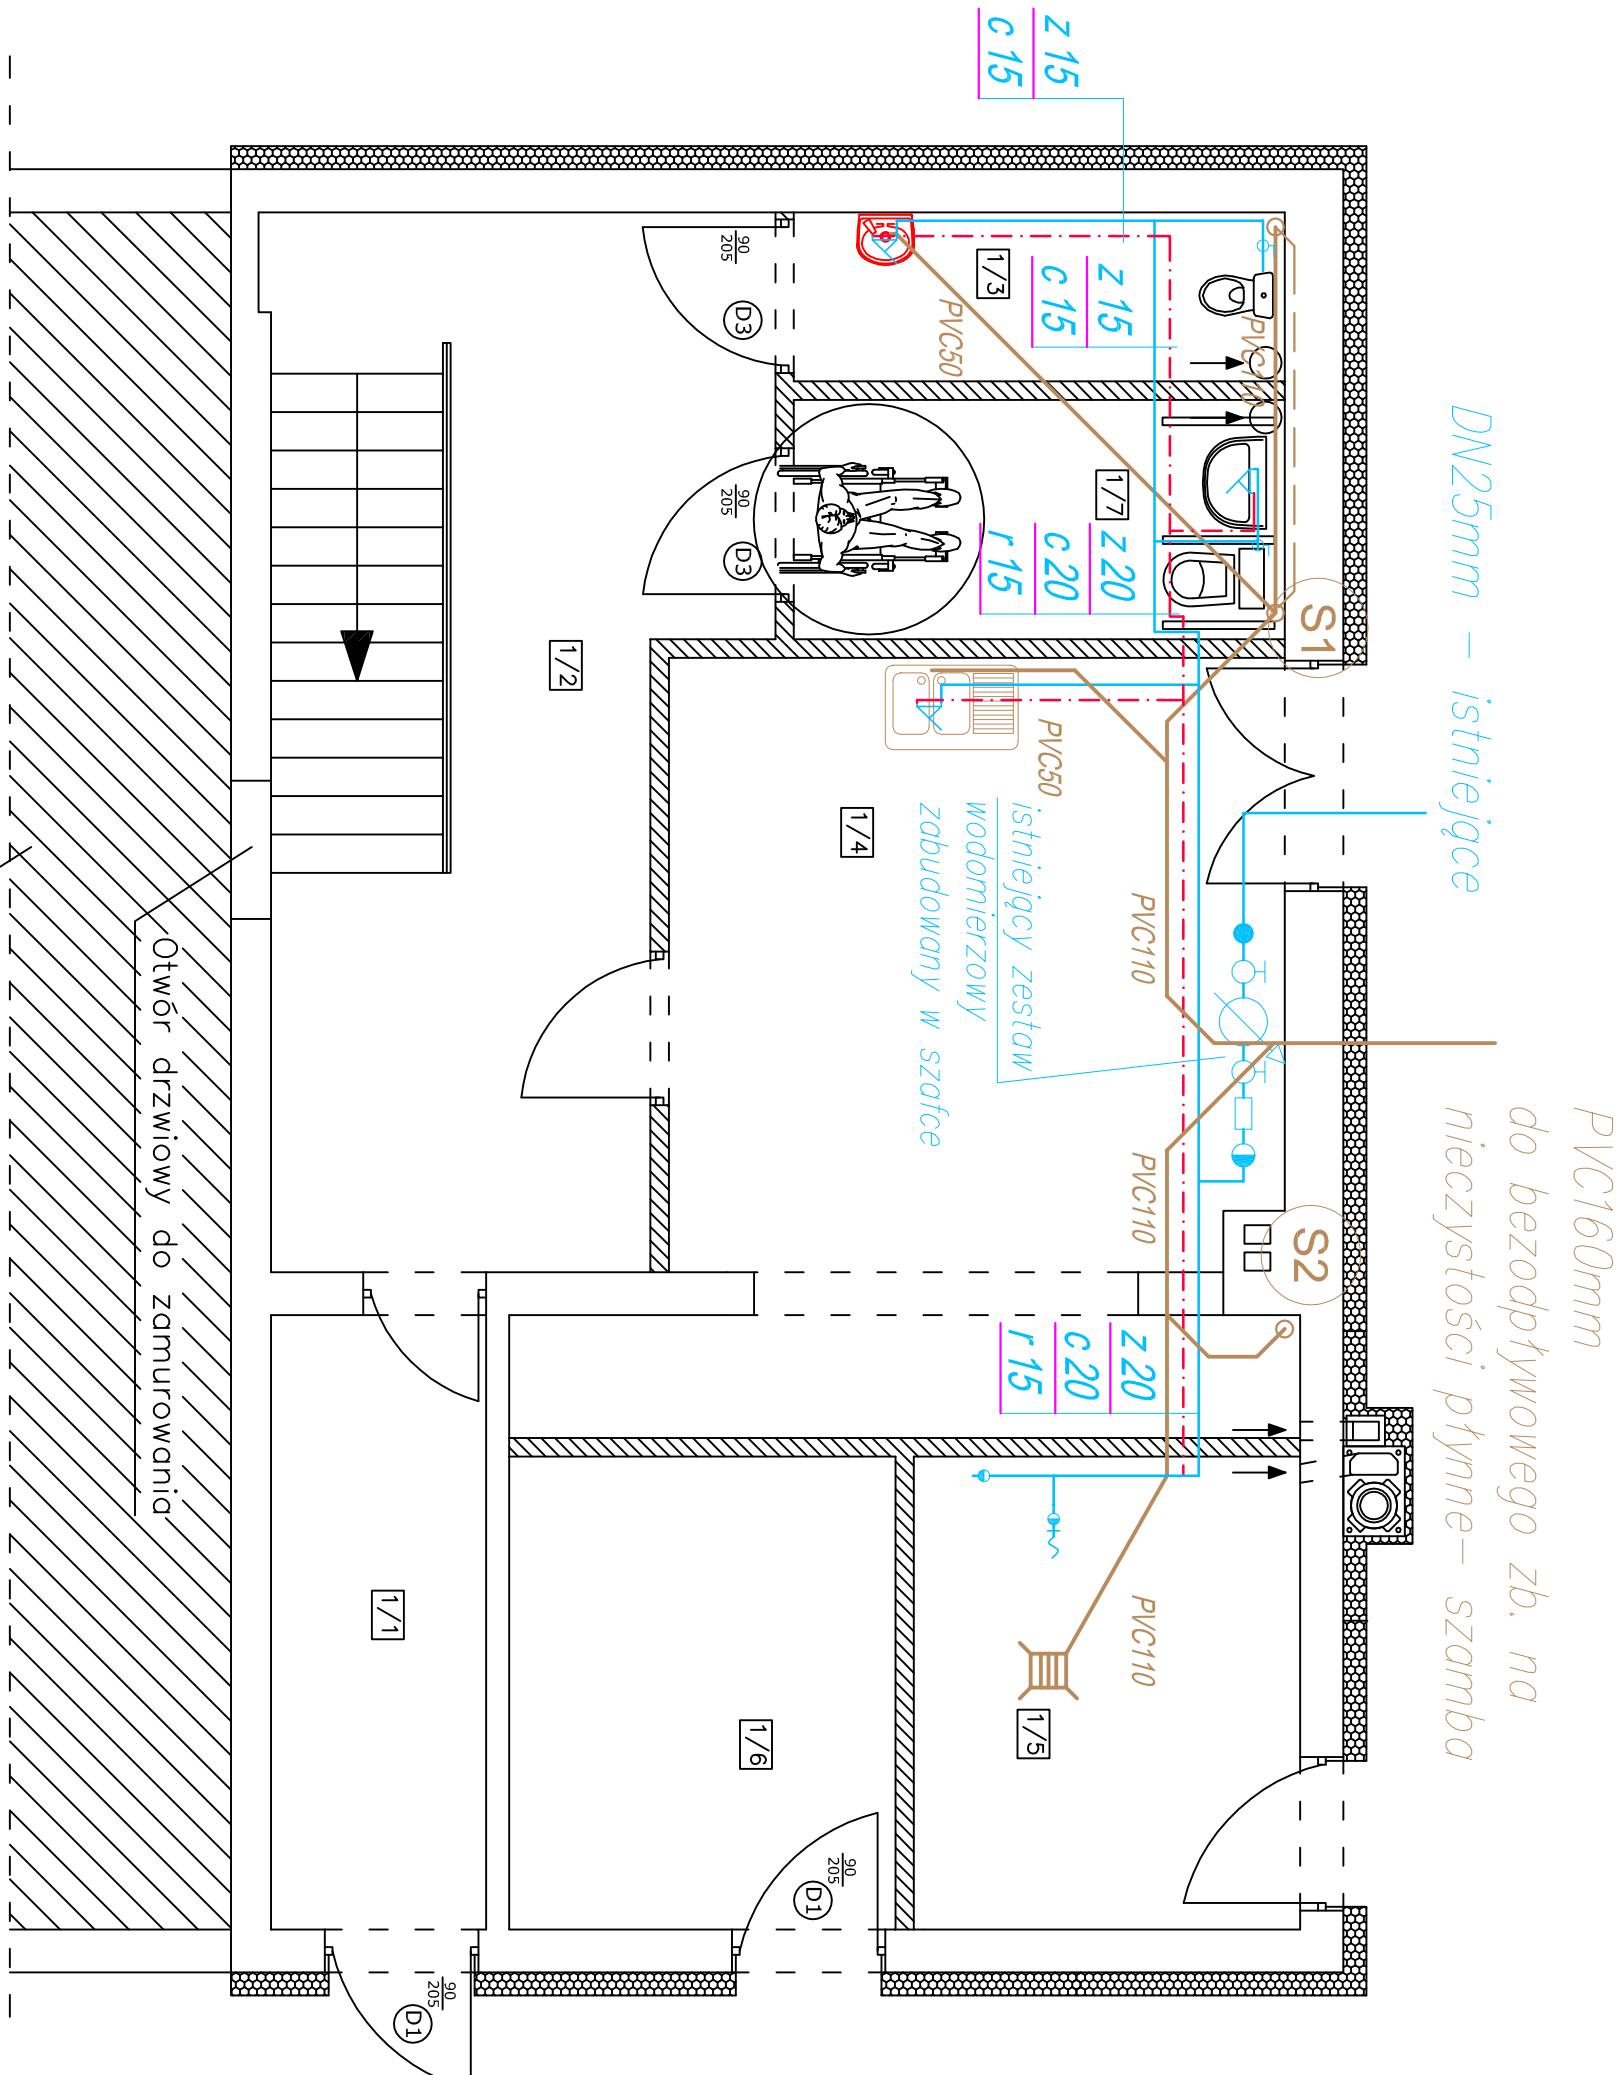

- Projektowane ocieplenie ścian styropianem gr. 15cm
- Projektowane ściany wewnętrzne gr. 12cm, zamurowanie otworu

ZESTAWIENIE POWIERZCHNI POMIESZCZŃ ISTNIEJĄCYCH I POSADZEK			
Nr	Nazwa	Em2	Rodzaj posadzki
1/1	Komunikacja	5,60	Płytki ceramiczne
1/2	Komunikacja	17,09	Płytki ceramiczne
1/3	WC	3,51	Płytki ceramiczne
1/4	Kuchnia	20,73	Płytki ceramiczne
1/5	Kotłownia	7,76	Płytki ceramiczne
1/6	Pom. gospodarcze	7,76	Płytki ceramiczne
1/7	WC dla niepełnosprawnych	4,99	Płytki ceramiczne
Łącznie		67,44 m2	

UWAGA

- Wszystkie przejścia przez przegrody oraz przez długi komunikacyjne należy układać w rurach osłonowych i wypełnić materiałem plastycznym.
- Piony kanalizacji sanitarnej wyprowadzić ponad dach i zakończyć kominkami wentylacyjnymi PVC110/160. Każdy pion wyposażać w rewizję. Piony należy obudować płytą karton gips.
- Urządzenia i materiały podano jako wzorcowe, dopuszcza się stosowanie zamienników pod warunkiem zachowania takiej samej lub wyższej jakości, parametrów i możliwości współpracy zamienników.
- Całość robót wykonać zgodnie ze sztuką budowlaną oraz warunkami technicznymi wykonania i odbioru robót budowlano-montażowych instalacji sanitarnych oraz wytycznymi i instrukcją obsługi producenta materiałów i urządzeń.
- Jeżeli zdaniem wykonawcy w dostarczonej dokumentacji nie ujęto wszystkich koniecznych elementów w zakresie podstawowego zagadnienia jak i branż związanych koniecznych do prawidłowego wykonania zgodnie z aktualnymi przepisami to przed przystąpieniem do robót musi zgłosić listę uwag, do których ustosunkuje się projektant. W innym przypadku uważa się, że dokumentacja została zaakceptowana przez wykonawcę i przyjęta bez uwag do realizacji.
- Średnice przewodów wody podano jako średnice DN. Przewody cyrkulacji prowadzić równoległe do przewodów C.W.U.

OZNACZENIA



Nazwa inwestycji : Termomodernizacja budynku świetlicy wiejskiej w Handlowym Młynie – zniżenie sposobu użytkowania części pomieszczeń na kotłownię i zaplecze kuchenne socjalne, dobudowę kotłowni i nadbudowę wraz z infrastrukturą towarzyszącą

Adres inwestycji: Dz. nr 321/16, obręb Lisewo 0007, gm. Gołub – Dobrzyń

Inwestor: Gmina Gołub – Dobrzyń ul. Plac Tysiąclecia 25, 87-400 Gołub – Dobrzyń

RZUT PRZYZIEMIA – STAN PO ZMIANIE – instalacja wod-kan

Projektant : Nr uprawnień Podpis

mgr inż. Bartosz Kretkowski KUP/0050/POCS/05

SKALA: 1:50