


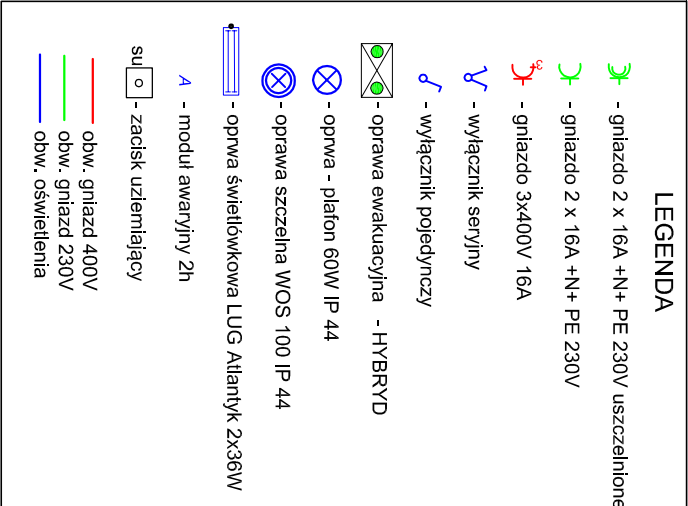

OBIEKT	Rozbudowa istniejącego budynku świetlicy wiejskiej w m. Białkowo, dz. nr 300/9, 87-400 Golub-Dobrzyń		
INWESTOR	Urząd Gminy Golub-Dobrzyń Golub-Dobrzyń, ul. Plac 1000-lecia 25, 87-400 Golub-Dobrzyń		
RYSUNEK	Schemat instalacji elektrycznej - przyziemie		
OPRACOWAŁ Inż. Marek Brozdowski	PROJEKTANT mgr inż. Stanisław Osinski nr uprawnień: UAN-TV/83346/110/TO/86		
skala : 1 : 100	Branża Elektryczna	Data : listopad 2013	nr rys. E-1