

LEGENDA	
	- gniazdo 2 x 16A +N+ PE 230V IP 44
	- gniazdo 2 x 16A +N+ PE 230V IP 20
	- gniazdo 3x 16A 400V
	- gniazdo TV
	- gniazdo sieciowe LAN
	- wyłącznik seryjny
	- wyłącznik pojedynczy
	- wyłącznik strzodowy
	- oprawa ewakuacyjna 11W 1h
	- zacisk uziemiający
	obw. gniazd 400V YDY5x4mm²
	obw. gniazd 230V YDY3x2.5mm²
	obw. oświetlenia YDY 3x 3.5x1.5mm²

Symbol Nazwa

RAYLUX LB LED 600 ED 3250lm/840 28W opal IP20

RAYLUX LB LED 600 ED 3250lm/840 28W opal IP44

LUGCLASSIC ECO LB LED NT 3950lm/840 36W IP20

CALLIA LB LED 2200lm/840 24W IP65

PRACOWNIA PROJEKTOWA MB inż. Marek Brodzowski	PRACOWNIA PROJEKTOWA Marek Brodzowski 87-400 Gólab-Dobrzyń, ul. Browarowa 5 tel./fax: 56 683 4980, 5082262/5, e-mail: m. brodzowski@op.pl NIP 878-162-28-28 REGON 340882140	04
--	--	----


OBIEKT	Zmiana sposobu użytkowania części budynku Szkoły Podstawowej na przedszkole wraz i jej niezbędną przebudową i rozbudową dz. nr 6/2, obręb 0020 Wroclki, 87-400 Gólab-Dobrzyń
--------	--

INWESTOR	Gmina Gólab-Dobrzyń Plac Tysiąclecia 25, 87-400 Gólab-Dobrzyń
----------	--

RYSunEK	Schemat instalacji elektrycznej - przedszkole
---------	---

OPRACOWAL	PROJEKTANT	
inż. Marek Brodzowski	mgr inż. Stanisław Górski z dopiskiem specjalizacji: elektryczna	
skala : 1 : 100	Data : marzec 2019	nr rys. E-1

- Projektuje się oprawy ewakuacyjne 1x11W 1h w budynku oraz na zewnątrz.**
Wymagania stawiane dla oświetlenia:
- w osi drogi ewakuacyjnej natężenie oświetlenia E musi wynosić min. 1 lx,
 - na poziomie podłogi na niezabudowanym polu czynnym strofy otwartej natężenie oświetlenia E musi wynosić min. 0,5 lx,
 - w obrębie 2 metrów od urządzeń przeciwpożarowych natężenie musi wynosić min. 5lx.
- Norma PN - EN 1838 z 2013r. „Zastosowanie oświetlenia - oświetlenie awaryjne”**

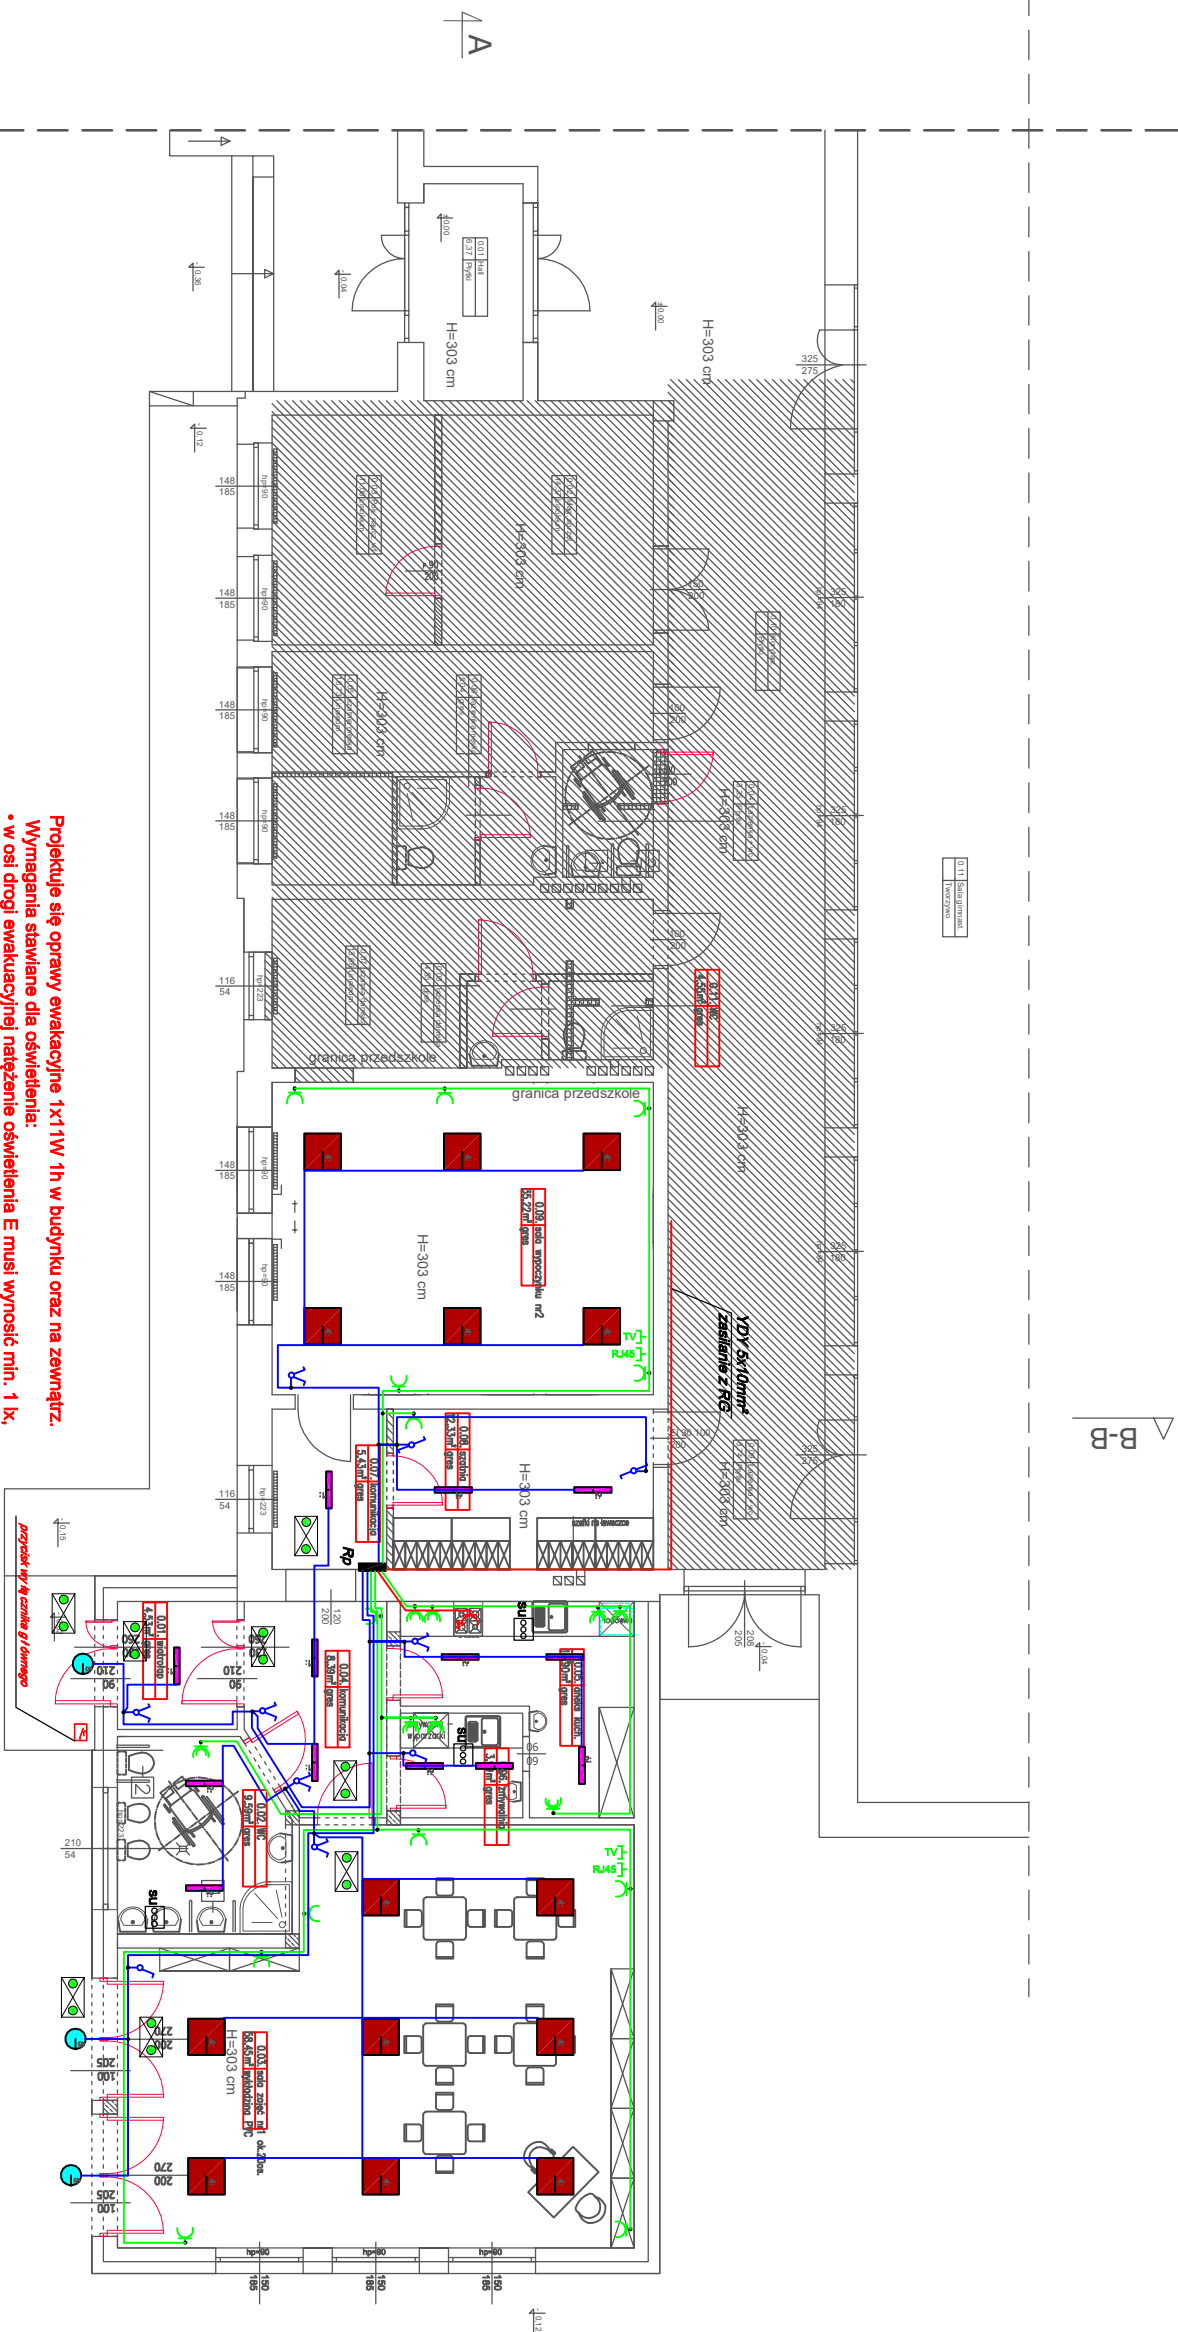

0.11	obwód oświetlenia awaryjnego
------	------------------------------

Δ B-B